




PŮDORYS I.PP - ÚSTŘEDNÍ VYTÁPĚNÍ

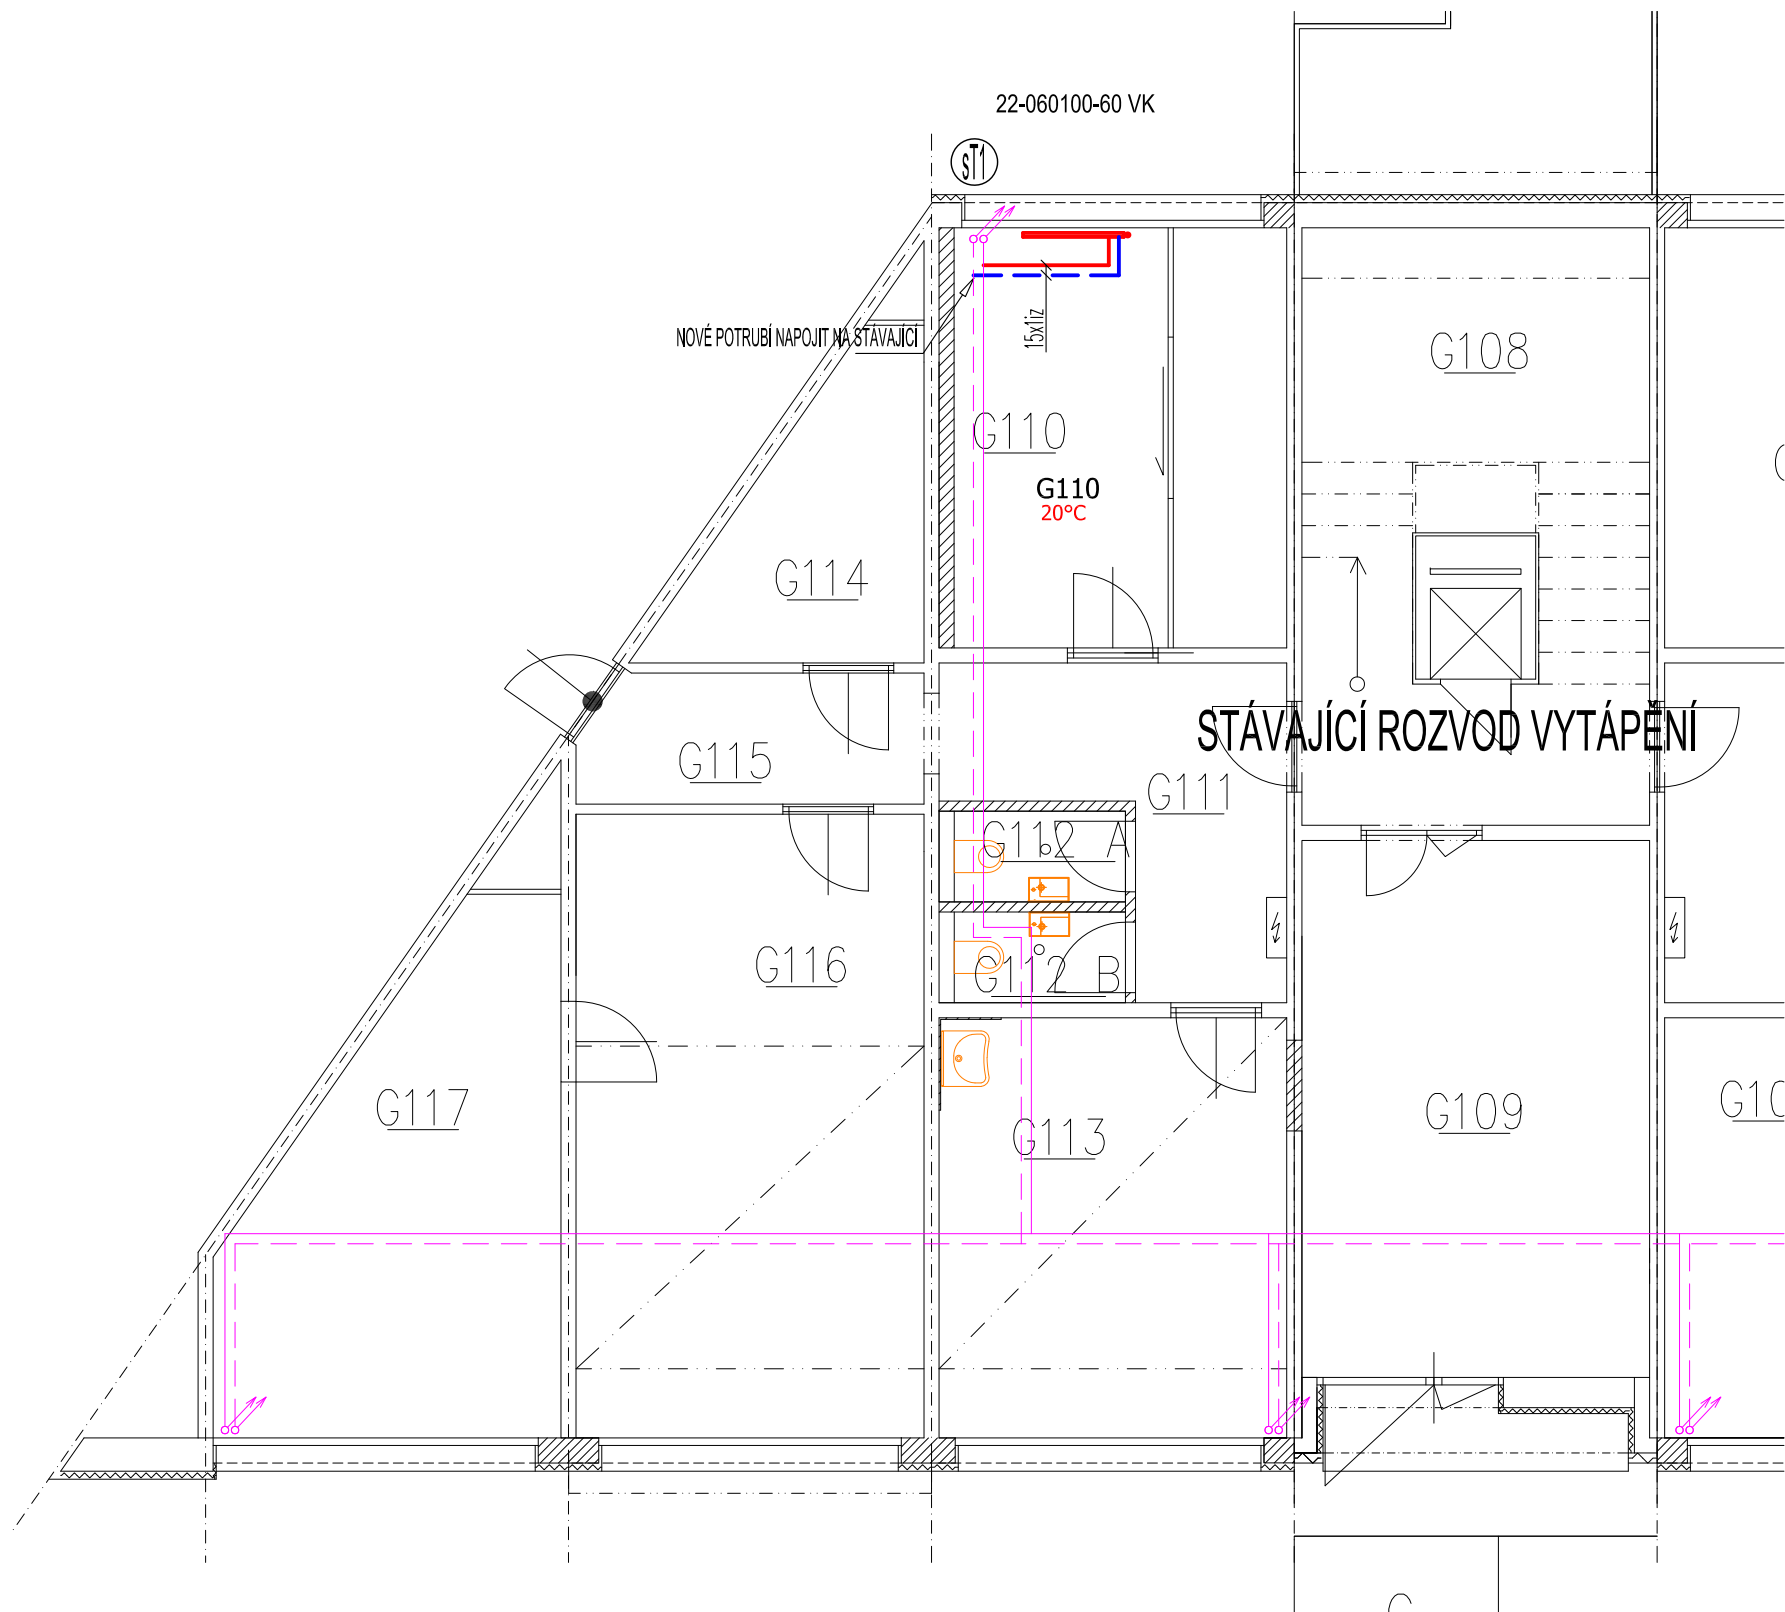

LEGENDA:

ZNAČKA	POPIS	TYP
	PŘÍVODNÍ POTRUBÍ TOPNÉ VODY	MĚĎ, Plast
	ZPĚTNÉ POTRUBÍ TOPNÉ VODY	MĚĎ, Plast
	OCELOVÉ DESKOVÉ TĚLESO	RADIK VK (Korado Č.T.)
POZNÁMKA: - OTOPNÉ PLOCHY TVOŘÍ: OCELOVÁ DESKOVÁ TĚLESA KORADO a.s. ČESKÁ TŘEBOVÁ TYP RADIK VK SE ZABUDOVANÝM VNITŘNÍM PROPOJOVACÍM ROZVODEM, VENTILOVOU VLOŽKOU A TERMO HLAVICÍ ANTIVANDAL; - POTRUBÍ TOPNÉ VODY BUDE PROVEDENO Z MĚDĚNÉHO POTRUBÍ.		

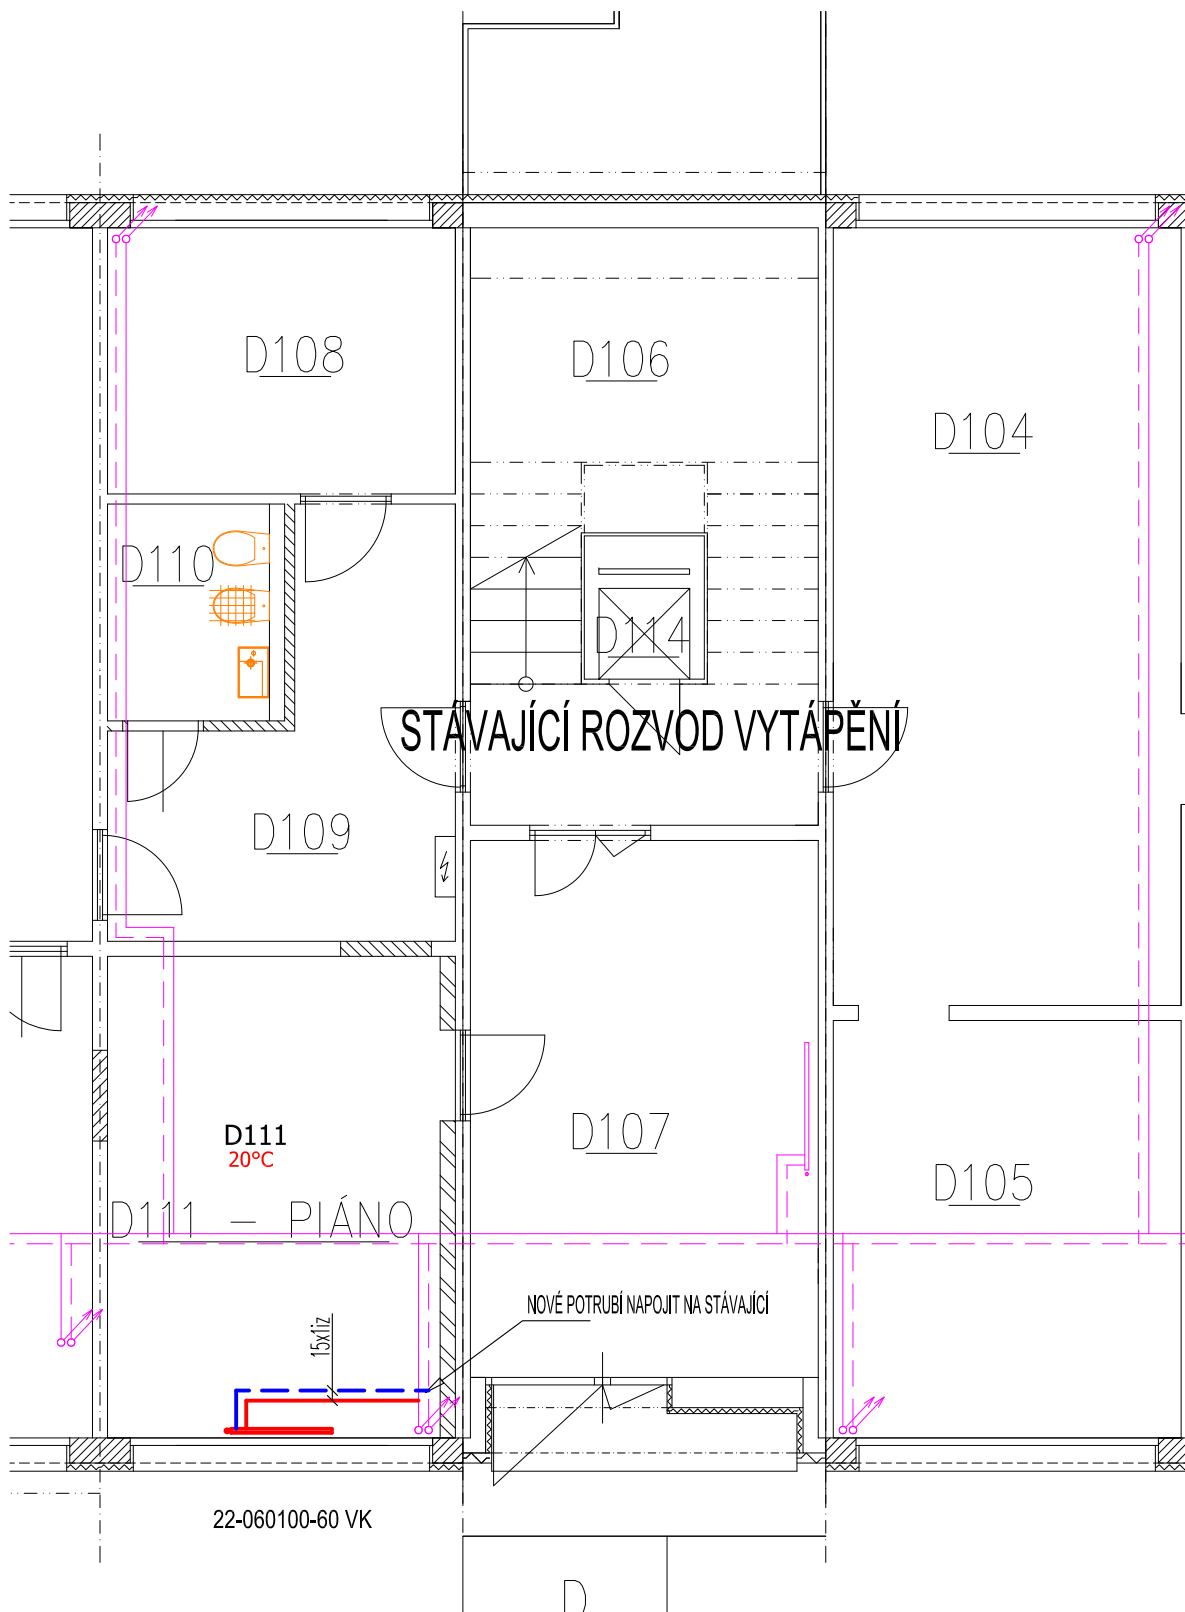

ZODP. PROJEKTANT :	Ing. Radko Vondra	<div> pridos Na Potoce 648, Hradec Králové 11 tel.,fax.: 495539037, IČO:132 07 245 e-mail: pridos@cmail.cz</div>
VYPRACOVAL :	T. Balažovič	
INVESTOR :	Univerzita Hradec Králové, Rokitského 62, Hradec Králové	
MÍSTO :	k.ú. Nový Hradec Králové	
ODDÍL :	D.1.2.3 ZAŘÍZENÍ PRO VYTÁPĚNÍ STAVEB	
AKCE : UHK PALACHOVY KOLEJE, č.p. 1129 - 1135 a 1289 ČÁSTEČNÁ REKONSTRUKCE A MODERNIZACE - IV. ETAPA		DATUM : 03/2025
		STUPEŇ : DPS
		MĚŘÍTKO : 1:75
PŮDORYS I.PP - ÚSTŘEDNÍ VYTÁPĚNÍ		02