


PŮDORYS I.PP - VNITŘNÍ KANALIZACE

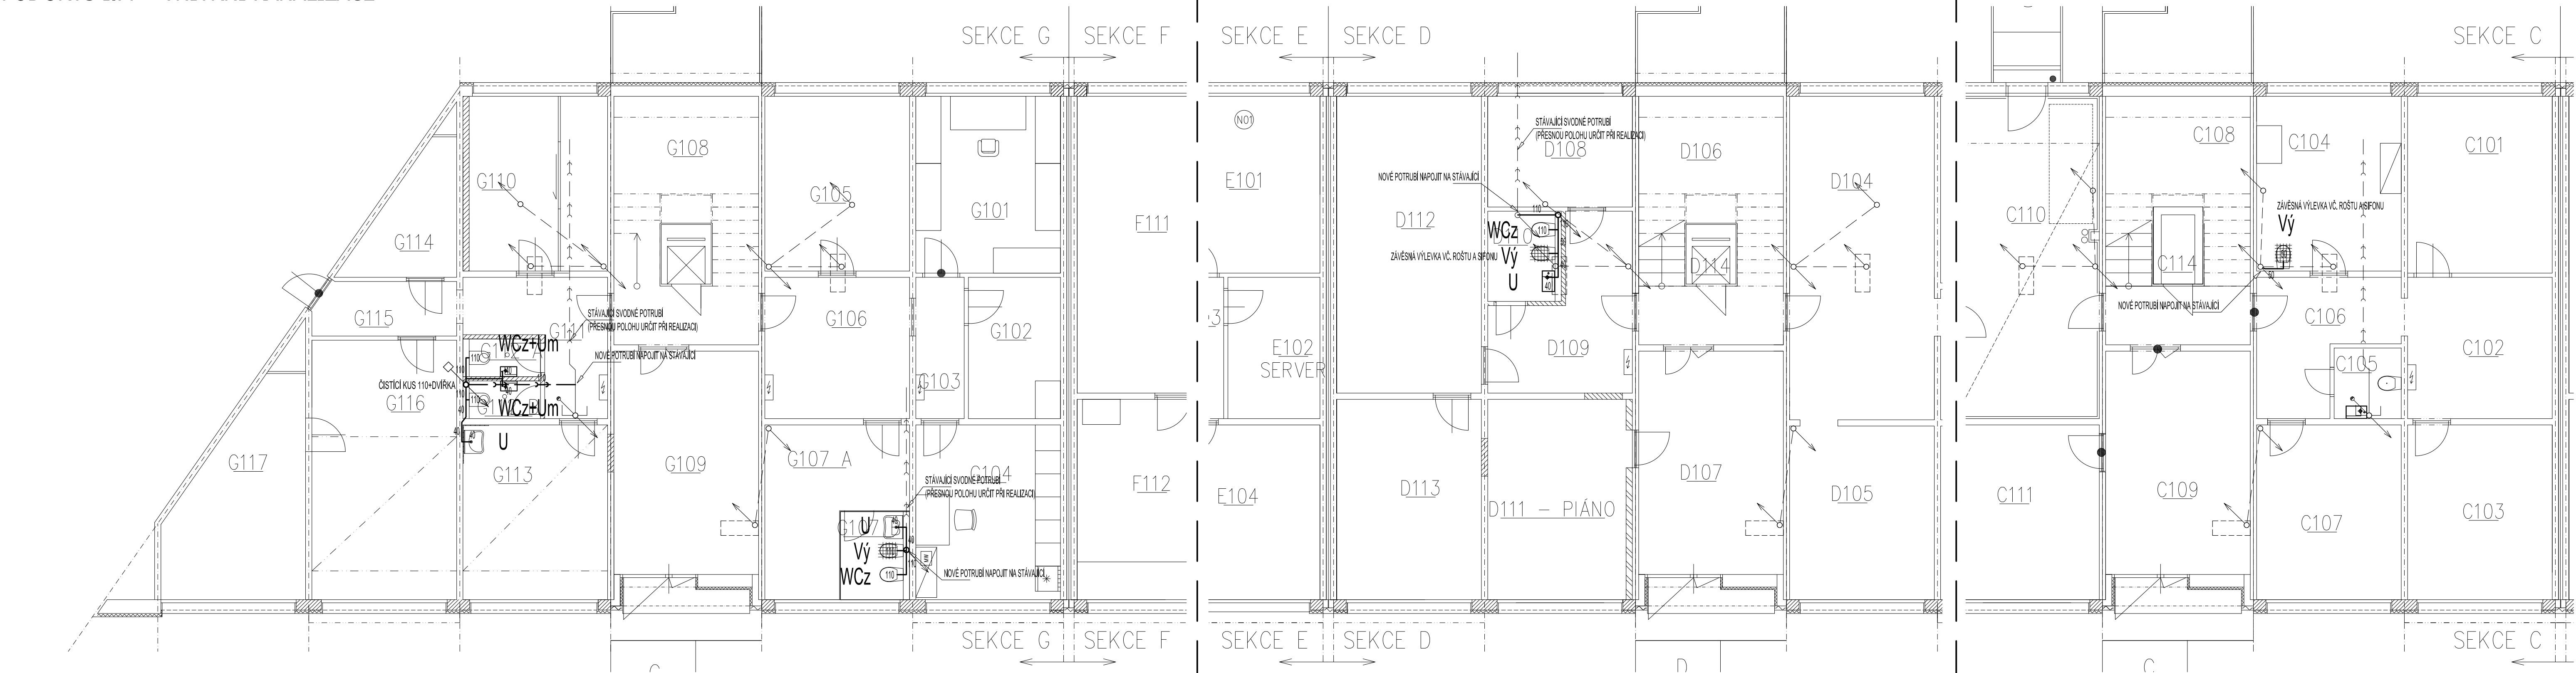

LEGENDA:

ZNAČKA	POPIS	TYP	POZNÁMKA: - PŘIPOJOVACÍ A ODPADNÍ POTRUBÍ VNITŘNÍ KANALIZACE BUDE PROVEDENO Z MATERIÁLU PP HT - SYSTÉM, SVODNÉ POTRUBÍ BUDE PROVEDENO Z PVC KG-SYSTÉM. - PŘIPOJOVACÍ A ODPADNÍ POTRUBÍ BUDE VEDENO V DŘÁŽKÁCH VE STĚNÁCH, UPEVNĚNO PŘÍCHÝTKAMI A ZAZDĚNO. - SVODNÉ POTRUBÍ VNITŘNÍ KANALIZACE BUDE VEDENO POD TERÉNEM, ULOŽENO NA PÍSKOVÉ LŮŽE A ZASYPÁNO. - MONTÁŽ KANALIZAČNÍCH POTRUBÍ BUDE PROVÁDĚNA DLE MONTÁŽNÍCH PŘEDPISŮ VÝROBCE. - VŠECHNY PROSTUPY POTRUBÍ MEZI POŽÁRNÍMI ÚSEKY BUDOU OPATŘENY PROTIPŮŽÁRNÍMI MANŽETAMI PŘÍSLUŠNÉHO PROFILU. - VÝBĚR ZAŘÍZOVACÍCH PŘEDMĚTŮ BUDE KONZULTOVÁN S INVESTOREM A ARCHITEKTEM.
	PŘIPOJOVACÍ POTRUBÍ KANALIZACE	HT - SYSTÉM	
	SVODNÉ POTRUBÍ SPLAŠKOVÉ KANALIZACE	KG - SYSTÉM	
	ODPADNÍ POTRUBÍ SPLAŠKOVÉ KANALIZACE	HT - SYSTÉM	

ZODP. PROJEKTANT :	Ing. Radko Vondra	<div></div> <div>Na Potoce 648, Hradec Králové 11 tel.,fax.: 495539037, iČO:132 07 245 e-mail: pridos@email.cz</div>
VYPRACOVAL :	T. Balažovič	
INVESTOR :	Univerzita Hradec Králové, Rokitsanského 62, Hradec Králové	
MÍSTO :	k.ú. Nový Hradec Králové	
ODDÍL :	D.1.2.1 ZAŘÍZENÍ ZDRAVOTNĚ TECHNICKÝCH INSTALACÍ	
AKCE : UHK PALACHOVY KOLEJE, č.p. 1129 - 1135 a 1289 ČÁSTEČNÁ REKONSTRUKCE A MODERNIZACE - IV. ETAPA		DATUM : 03/2025
		STUPEŇ : DPS
		MĚŘÍTKO : 1:75
PŮDORYS I.PP - VNITŘNÍ KANALIZACE		02