



# PŮDORYS I.PP - VNITŘNÍ VODOVOD

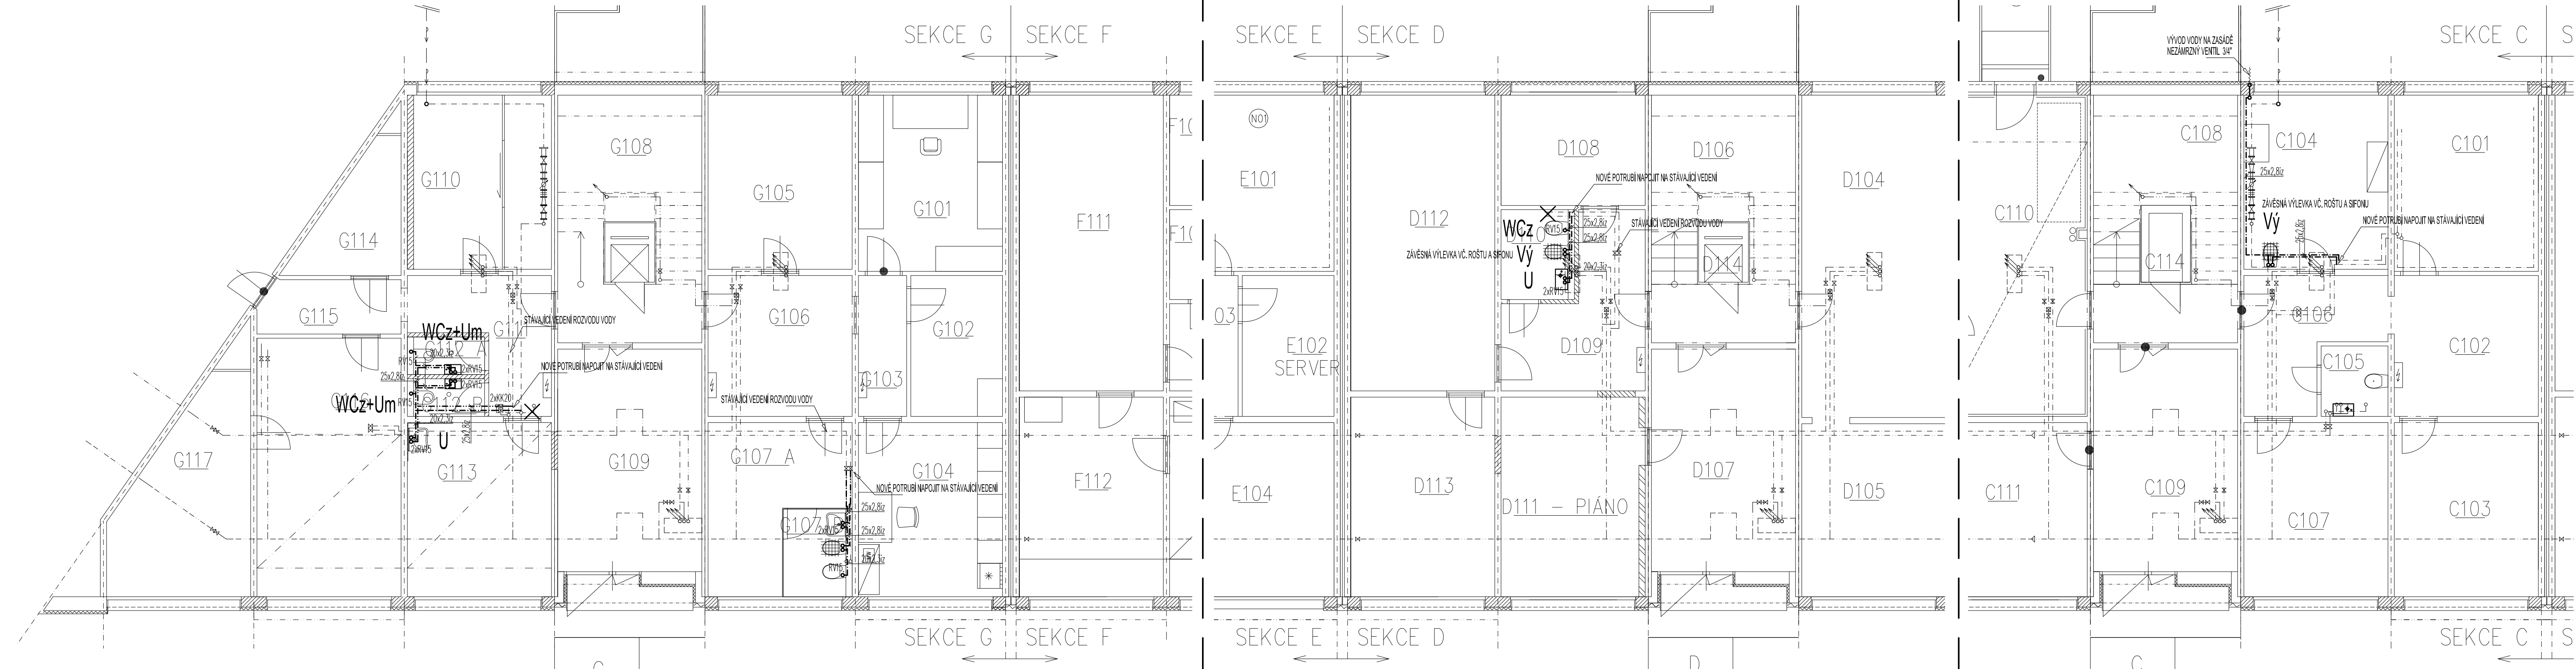

LEGENDA:

ZNAČKA	POPIS	TYP	POZNÁMKA:
— · — · —	POTRUBÍ STUDENÉ VODY	PPr PN 20	- VEŠKERÉ POTRUBÍ STUDENÉ A TEPLÉ VODY BUDE PŘEVEDENO Z POTRUBÍ PPr PN 20.
· · · · ·	POTRUBÍ TEPLÉ VODY	PPr PN 20	- PŘIPOJOVACÍ POTRUBÍ BUDE VEDENO V DŘÁŽKÁCH VE STĚNÁCH, UPEVNĚNO PŘÍCHYTKAMI A ZAZDĚNO.
V1 ↗	STOUPACÍ POTRUBÍ VODY	PPr PN 20	- VŠECHNY ROZVODY TEPLÉ VODY BUDOU OPATŘENY TEPELNOU ISOLACÍ Z PĚNĚNOHO PE, TLOUŠTKY ISOLACE DLE DN - VIZ. TECHNICKÁ ZPRÁVA.
			- VŠECHNY ROZVODY STUDENÉ VODY BUDOU OPATŘENY ISOLACÍ Z PĚNĚNOHO PE.
			- MONTÁŽ VODOVODNÍCH POTRUBÍ BUDE PROVÁDĚNA DLE MONTÁŽNÍCH PŘEDPISŮ VÝROBCI POTRUBÍ.
			- VŠECHNY PROSTUPY VODOVODNÍCH POTRUBÍ MEZI POŽÁRNÍMI ÚSEKY BUDOU OPATŘENY PROTIPOŽÁRNÍMI MANŽETAMI.

ZODP. PROJEKTANT :	Ing. Radko Vondra	 <p><b>pridos</b></p> <p>Na Paláce 648, Hradec Králové 11  tel./fax.: 495539037, IČO:132 07 245  e-mail: pridos@icmail.cz</p>
VYPRACOVAL :	T. Balažovič	
INVESTOR :	Univerzita Hradec Králové, Rokitského 62, Hradec Králové	
MÍSTO :	k.ú. Nový Hradec Králové	
ODDIL :	D.1.2.1 ZAŘÍZENÍ ZDRAVOTNÉ TECHNICKÝCH INSTALACÍ	
AKCE : UHK PALACHOVY KOLEJE, č.p. 1129 - 1135 a 1289 ČÁSTEČNÁ REKONSTRUKCE A MODERNIZACE - IV. ETAPA		DATUM : 03/2025 STUPEŇ : DPS MĚŘÍTKO : 1:75
PŮDORYS I.PP - VNITŘNÍ VODOVOD		03