



PŮDORYS I.NP - BYT SPRÁVCE - NUCENÉ VĚTRÁNÍ

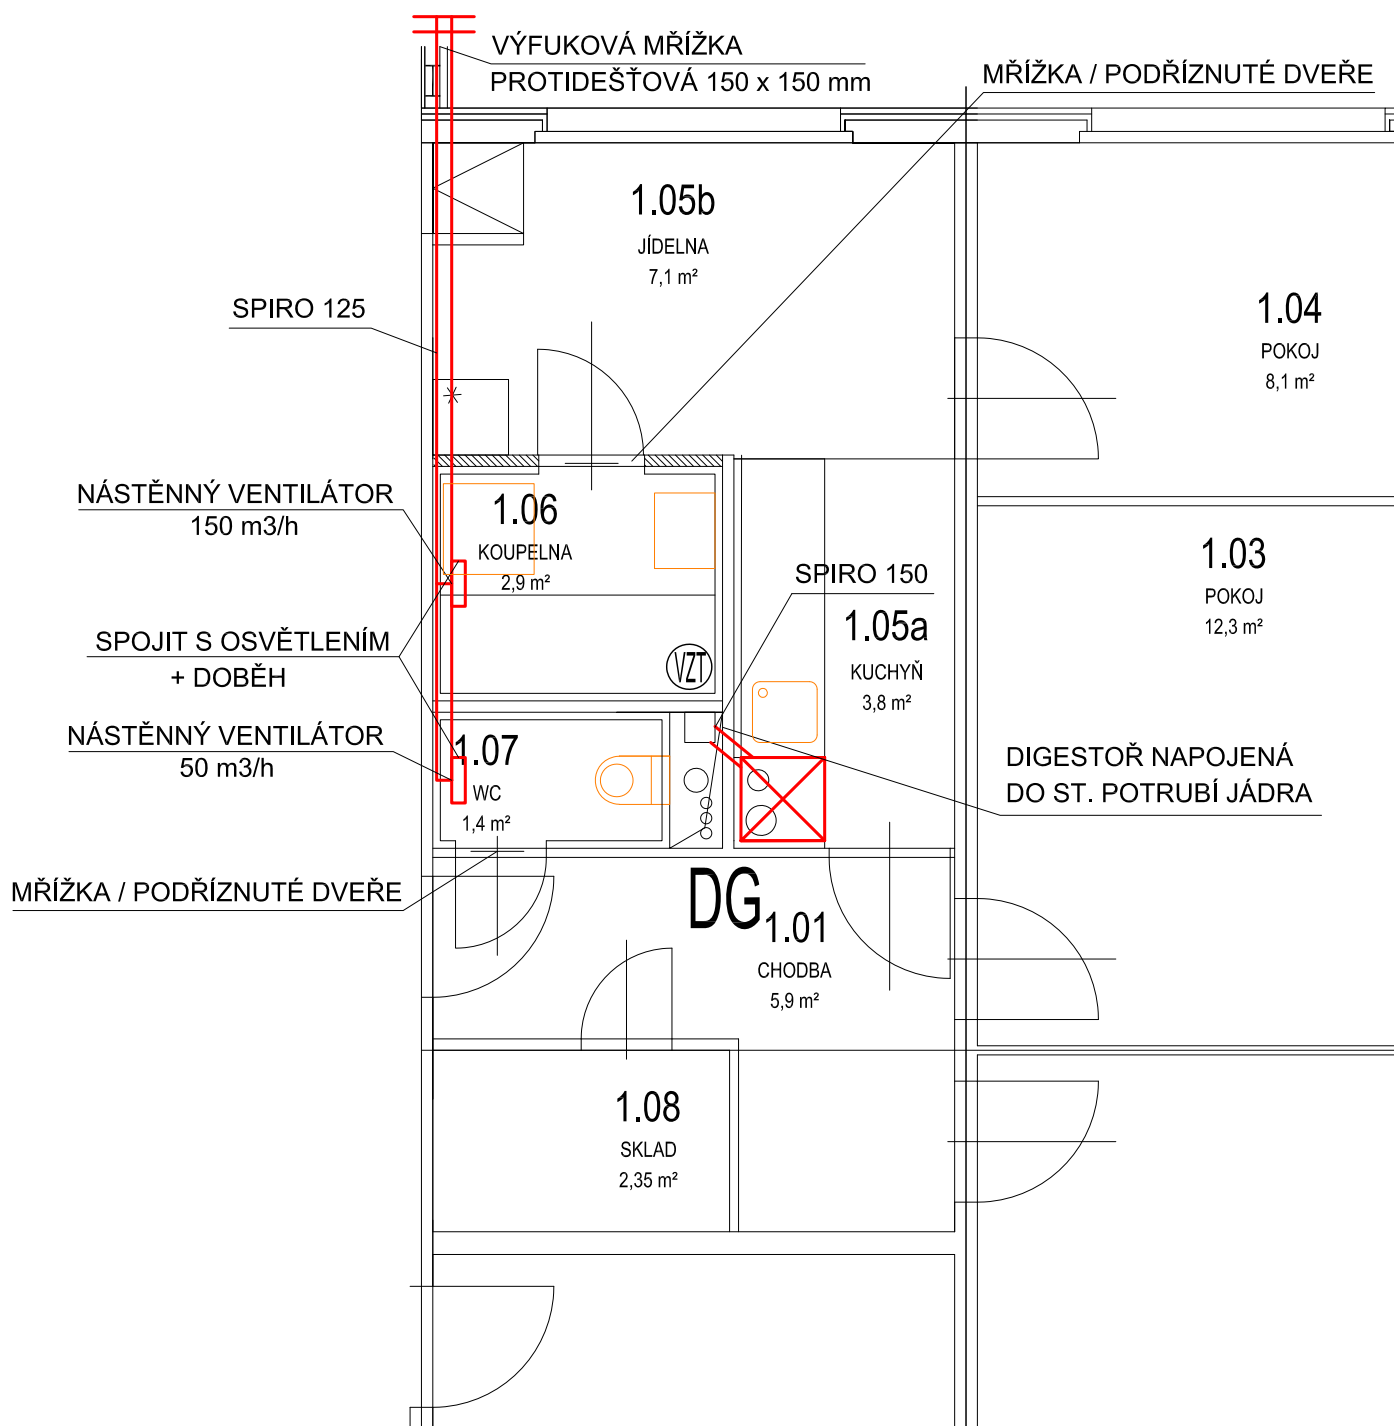

| | | |
|--|--|---|
| ZODP. PROJEKTANT : | Ing. Radko Vondra |  pridos Na Potoce 648, Hradec Králové 11 tel.,fax.: 495539037, IČO:132 07 245 e-mail: pridos@cmail.cz |
| VYPRACOVAL : | T. Balažovič | |
| INVESTOR : | Univerzita Hradec Králové, Rokitského 62, Hradec Králové | |
| MÍSTO : | k.ú. Nový Hradec Králové | |
| ODDÍL : | D.1.4. TECHNIKA PROSTŘEDÍ STAVEB | |
| AKCE : UHK - PALACHOVY KOLEJE, č.p. 1229 - 1135 OPRAVA A REKONSTRUKCE VCHODŮ A - F, - IV. ETAPA | | DATUM : 06/2025 |
| | | STUPEŇ : DSP |
| | | MĚŘÍTKO : 1:50 |
| PŮDORYS I.NP - BYT SPRÁVCE - NUCENÉ VĚTRÁNÍ | | 03 |