

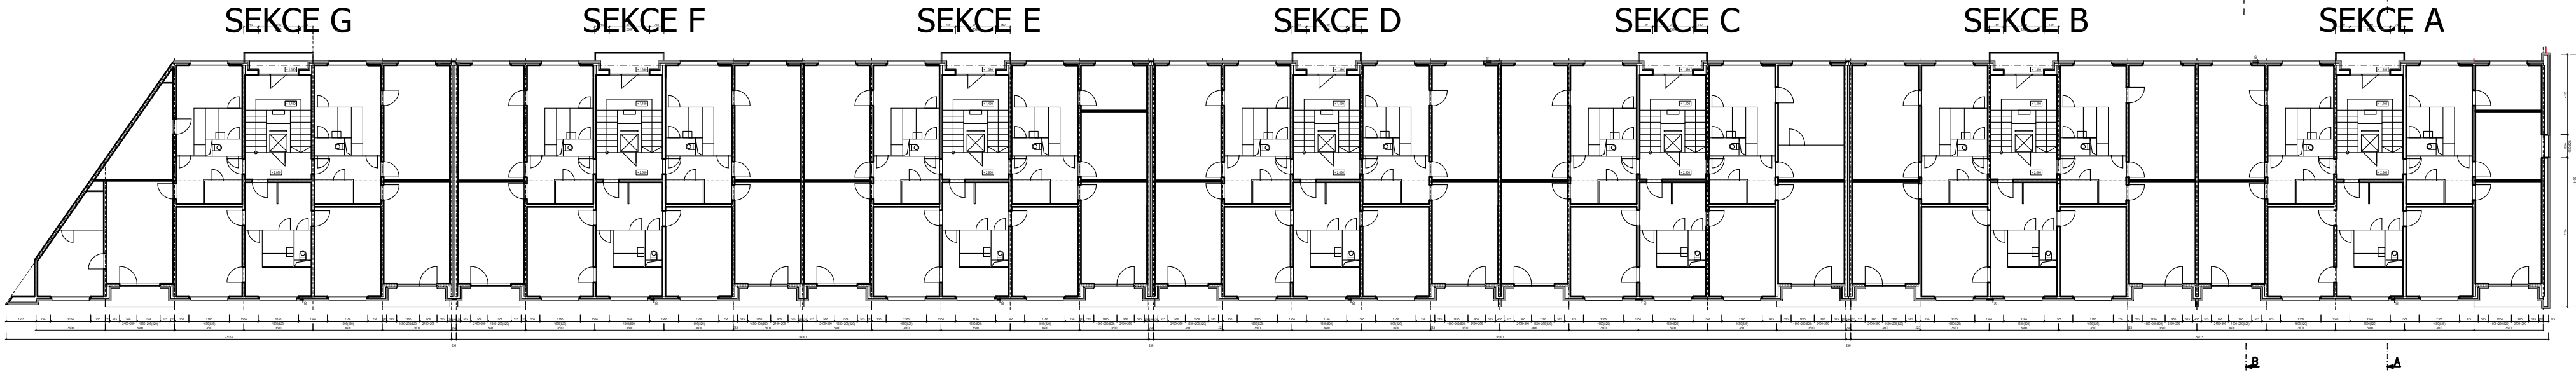


E - POŽÁRNÍ HLÁSIČE V BYTOVÝCH JEDNOTKÁCH - VCHODY "A - G"

PŮDORYS - M 1:250
TYPICKÉ PODLAŽÍ

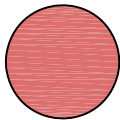

PŮDORYS - M 1:50
TYPICKÉ PODLAŽÍ

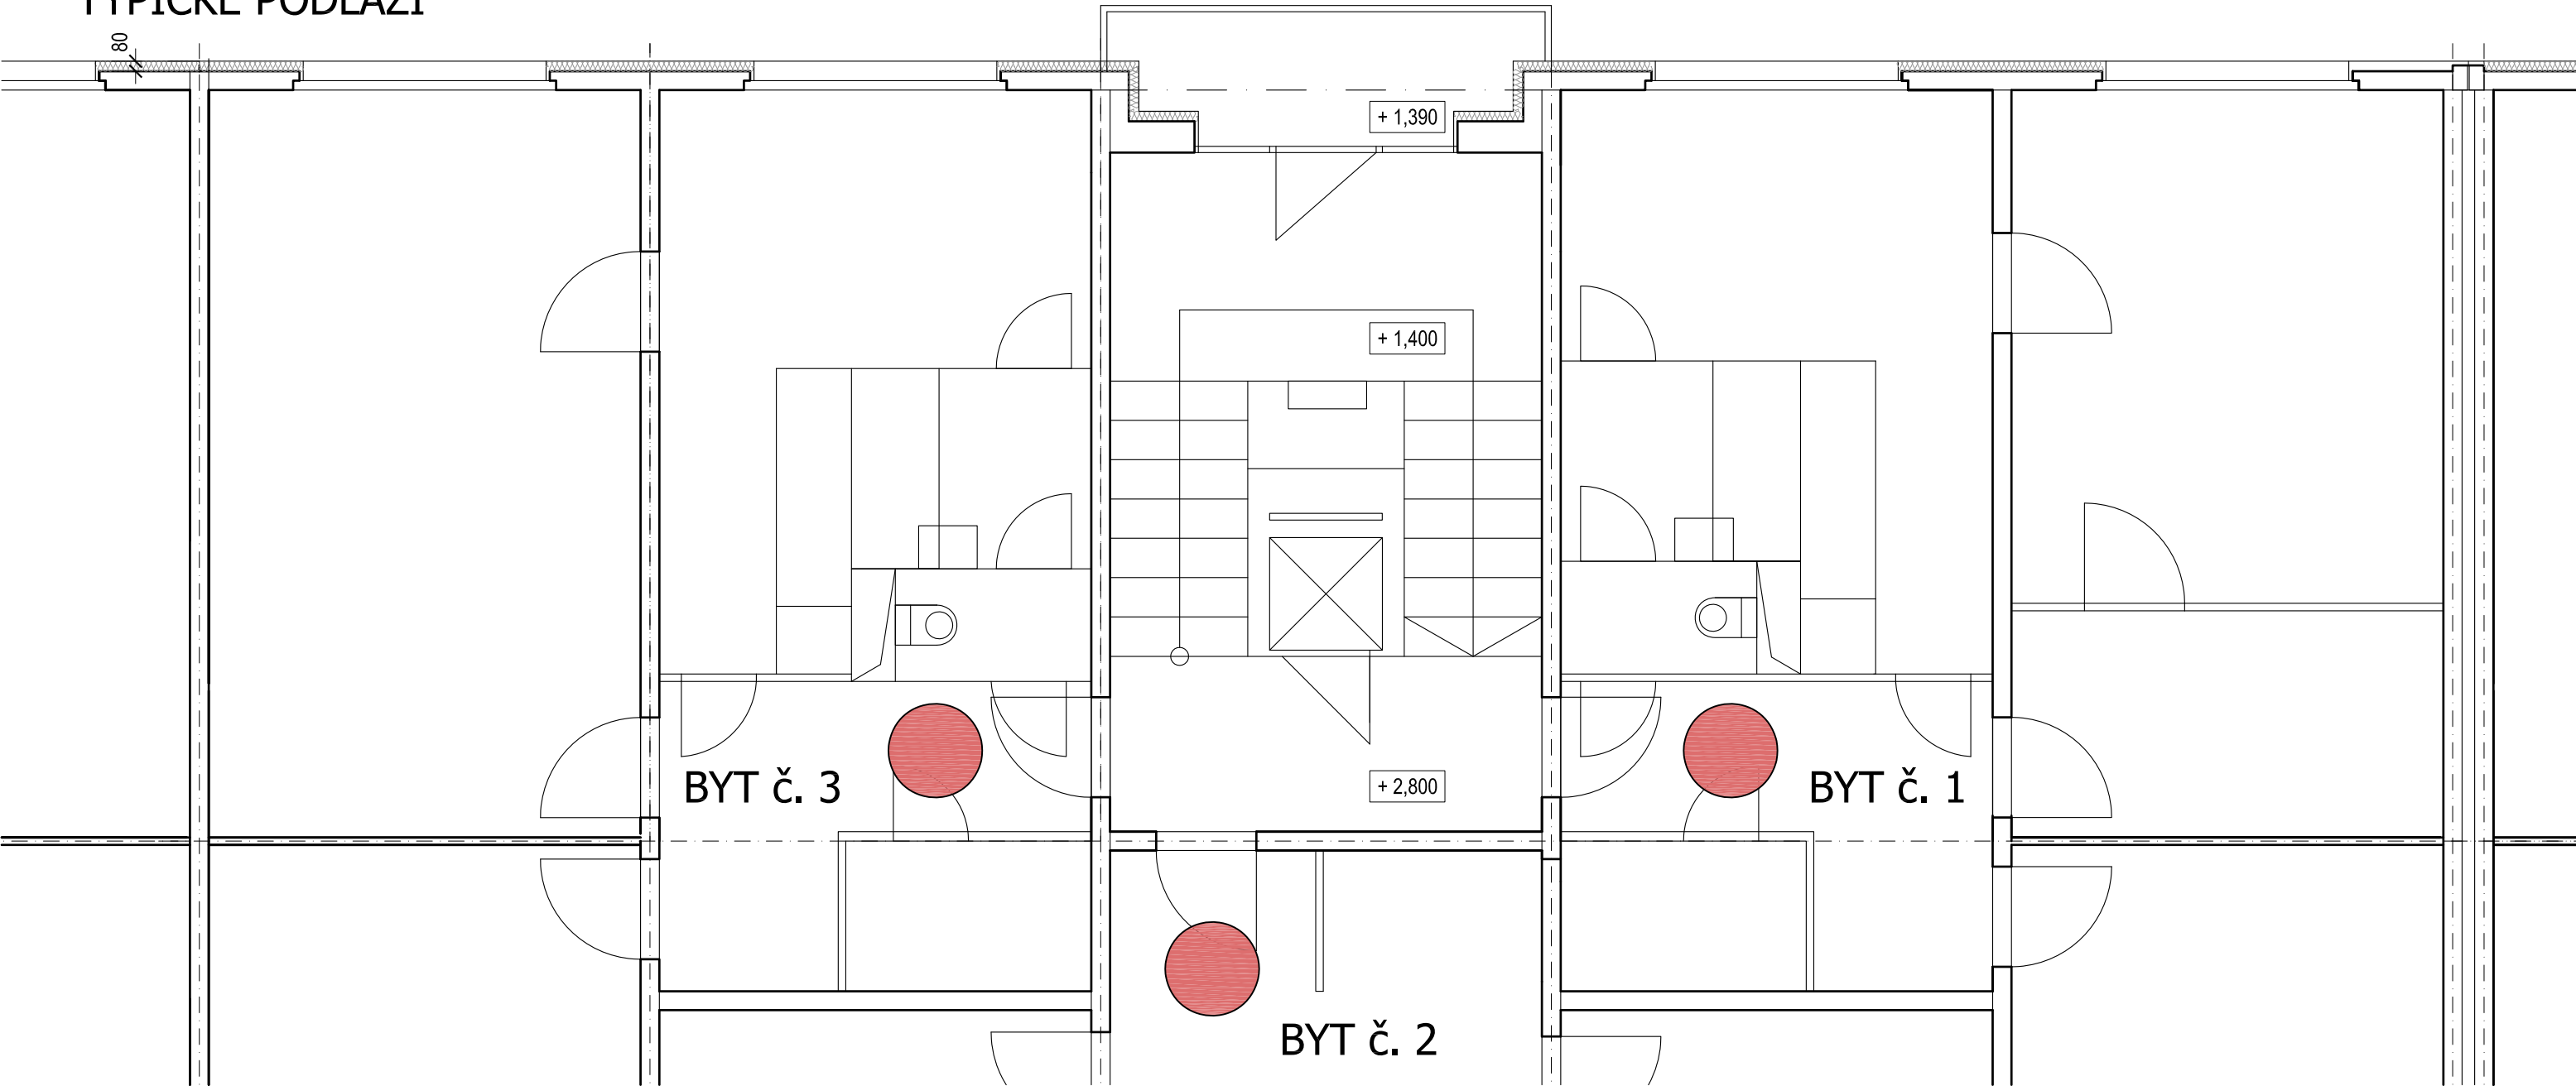

- POŽÁRNÍ HLÁSIČ A DETEKTOR KOUŘE
- certifikovaný výrobek se zárukou 10 let a to včetně baterie
 - bílé provedení s instalací na strop se světelnou indikací
 - poplachová siréna s hlasitostí větší než 85 dB
 - autonomní zařízení
 - detekční princip - opticko kouřový
 - detekční podnět - kouř z hoření
 - vestavěné testy - test baterie a funkčnosti hlásiče

UMÍSTĚNÍ HLÁSIČE NA STROPNÍ KONSTRUKCI V OSE CHODBY
V KAŽDÉ JEDNOTCE 1 KS
CELKOVÝ POČET 168 ks

ZODP. PROJEKTANT :	Ing. Radko Vondra	<div></div> <div>Na Potoce 648, Hradec Králové 11 tel., fax.: 495539037, iČO:132 07 245 e-mail: pridos@email.cz</div>
VYPRACOVAL :	Ing. Radek Vondra	
INVESTOR :	Univerzita Hradec Králové, Váta Nejedlého 573, Hradec Králové	
MÍSTO :	k.ú. Nový Hradec Králové	
ODDÍL :	ARCHITEKTONICKO STAVEBNĚ TECHNICKÉ ŘEŠENÍ	
AKCE : UHK PALACHOVY KOLEJE, č.p. 1129 - 1135 a 1289 ČÁSTEČNÁ REKONSTRUKCE A MODERNIZACE - I. ETAPA		DATUM : 02/2019
		STUPEŇ : DPS
		MĚŘÍTKO : 1:50 (1:250)
E - POŽÁRNÍ HLÁSIČE - V BYTOVÝCH JEDNOTKÁCH		08