


PŮDORYS I.PP - ÚSTŘEDNÍ VYTÁPĚNÍ

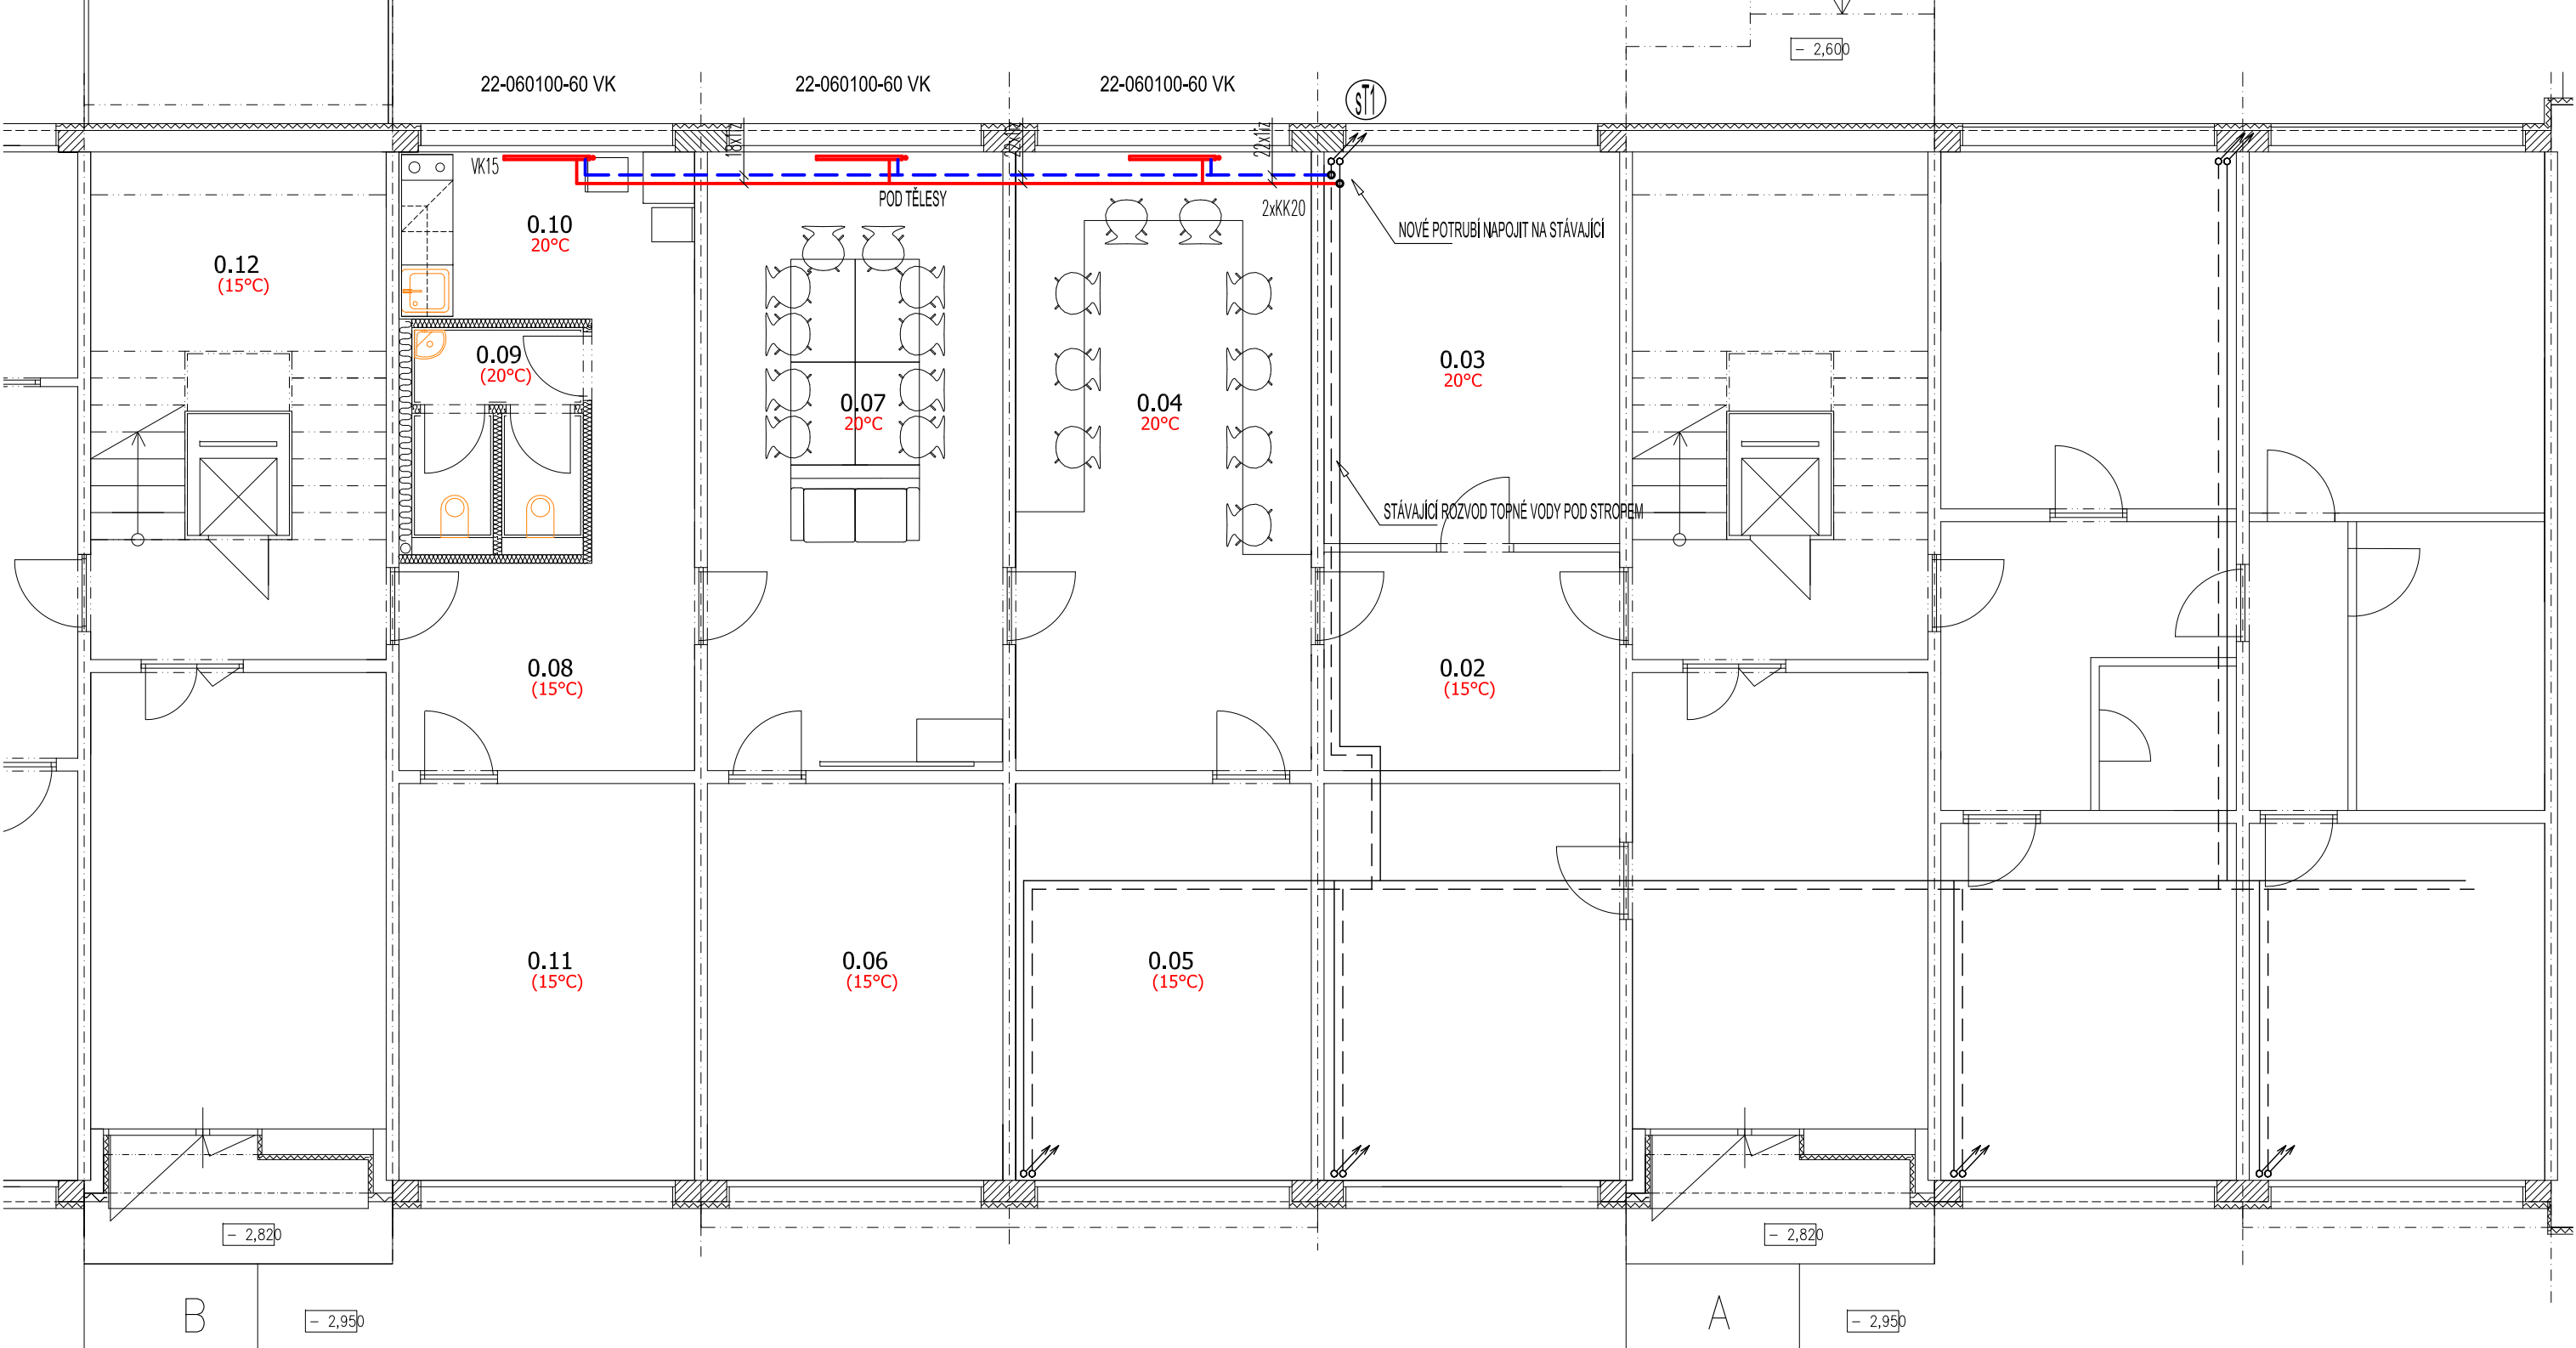

LEGENDA:

ZNAČKA	POPIS	TYP
	PŘÍVODNÍ POTRUBÍ TOPNÉ VODY	MĚĎ, Plast
	ZPĚTNÉ POTRUBÍ TOPNÉ VODY	MĚĎ, Plast
	OCELOVÉ DESKOVÉ TĚLESO	RADIK VK (Korado Č.T.)
POZNÁMKA: - OTOPNÉ PLOCHY TVOŘÍ: OCELOVÁ DESKOVÁ TĚLESA KORADO a.s. ČESKÁ TŘEBOVÁ TYP RADIK VK SE ZABUDOVANÝM VNITŘNÍM PROPOJOVACÍM ROZVODEM, VENTILOVOU VLOŽKOU A TERMO HLAVICÍ ANTIVANDAL; - POTRUBÍ TOPNÉ VODY BUDE PROVEDENO Z MĚDĚNÉHO POTRUBÍ.		

ZODP. PROJEKTANT :	Ing. Radko Vondra	<div></div> <div>Na Potoce 648, Hradec Králové 11 tel.,fax.: 495539037, iČO:132 07 245 e-mail: pridos@email.cz</div>
KRESLIL:	T. Balažovič	
INVESTOR :	Univerzita Hradec Králové, Víta Nejedlého 573, Hradec Králové	
MÍSTO :	k.ú. Nový Hradec Králové	
ODDÍL :	D.1.4. TECHNIKA PROSTŘEDÍ STAVEB	
AKCE : UHK PALACHOVY KOLEJE, č.p. 1129 - 1135 a 1289 ČÁSTEČNÁ REKONSTRUKCE A MODERNIZACE - I. ETAPA		DATUM : 02/2019
PŮDORYS I.PP - ÚSTŘEDNÍ VYTÁPĚNÍ		STUPEŇ : DPS
		MĚŘÍTKO : 1:75
		02