


UMÍSTOVÁNÍ KONCOVÝCH PRVKŮ:
- více viz v.č. 401 ZÁSADY UMÍSTOVÁNÍ PRVKŮ V INTERIÉRU

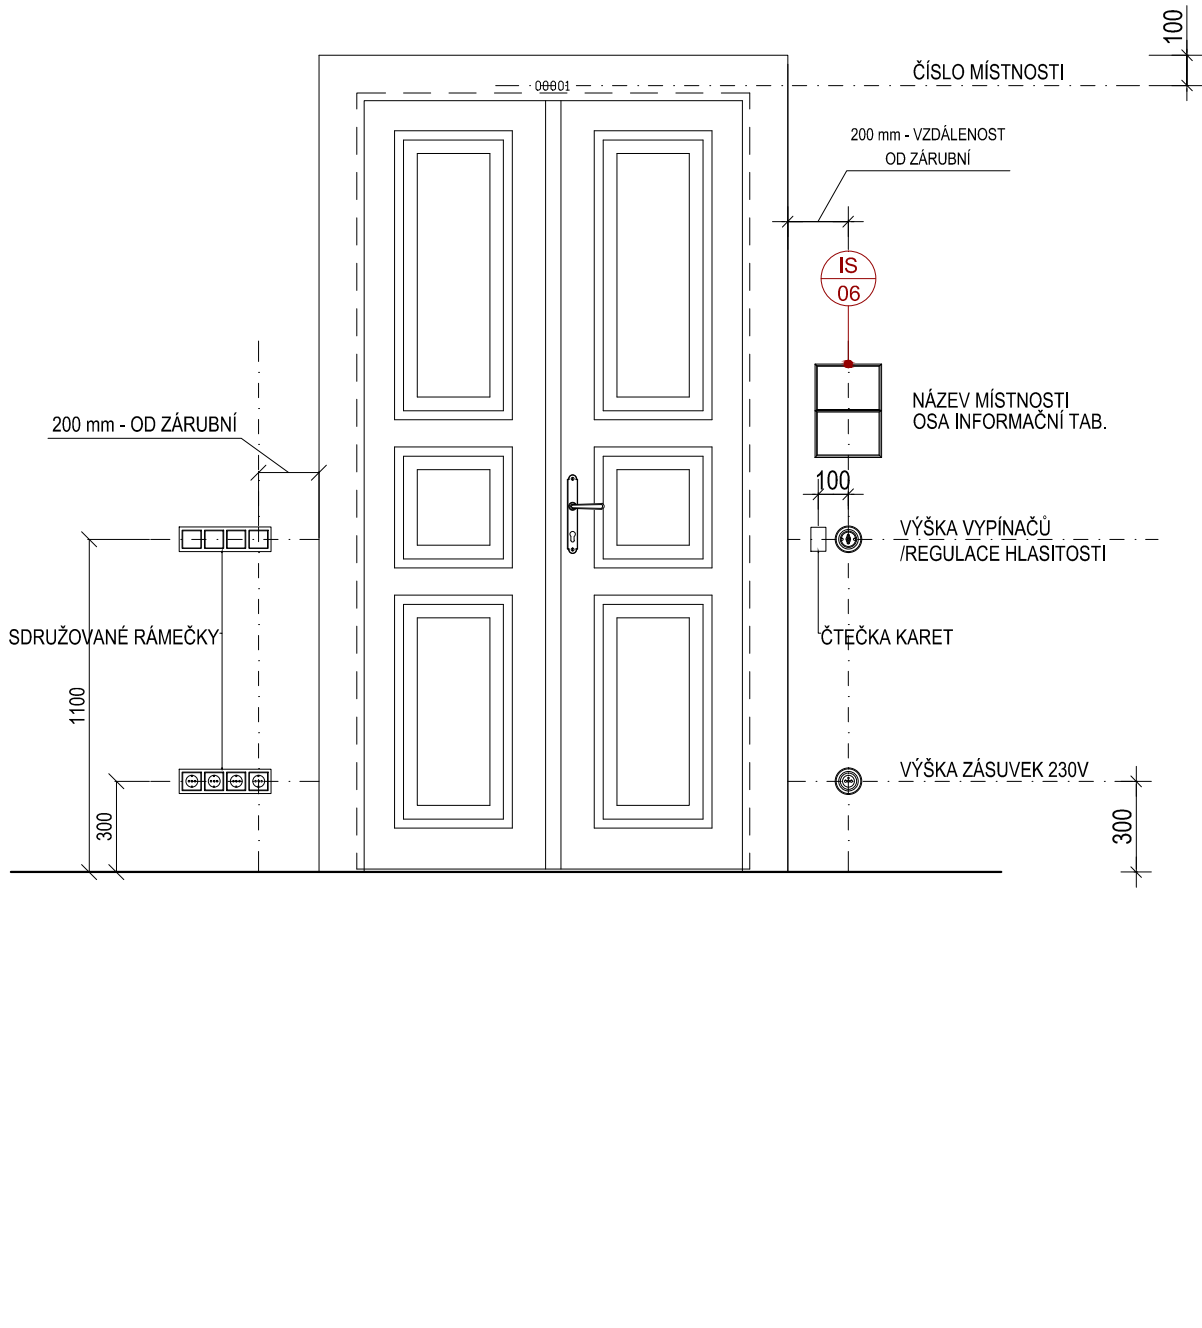

LEGENDA ZNAČENÍ:

- EL - JEDNOŽASUVKA 230V - PLAST (SDRŽUŽOVAT DO SPOL. RÁMEČKU)
- EL - JEDNOŽASUVKA 3FÁZOVÁ - PLAST (SDRŽUŽOVAT DO SPOL. RÁMEČKU)
- EL - DVOJŽASUVKA 230V - PLAST (SDRŽUŽOVAT DO SPOL. RÁMEČKU)
- EL - JEDNOPOLOVÝ SPÍNAČ - PLAST (SDRŽUŽOVAT DO SPOL. RÁMEČKU)
- EL - SPÍNAČ STŘÍDAVÝ - PLAST (SDRŽUŽOVAT DO SPOLEČNÉHO RÁMEČKU)
- EL - TŘÍFÁZOVÝ VYPÍNAČ
- EL - SERIOVÝ SPÍNAČ, PLAST (SDRŽUŽOVAT DO SPOL. RÁMEČKU)
- EL - KŘÍŽOVÝ PŘEPÍNAČ, PLAST
- EL - STLAČTKOVÝ VYPÍNAČ VENTILÁTORŮ, PLAST (SDRŽUŽOVAT DO SPOL. RÁMEČKU)
- EL - TLAČTKOVÝ VYPÍNAČ S DOUTNAVKOU
- EL - TLAČTKOVÝ OVLADAČ - CENTRAL STOP, TOTAL STOP
- EL - SPÍNAČ OVL. ROLET - PLAST (SDRŽUŽOVAT DO SPOL. RÁMEČKU)
- EL - NOUZOVÉ SVÍTIDLO S PIKTOGRAMEM
- EL - KONCOVÉ PRVKY OSVĚTLENÍ
- VZT - VENTILÁTOR
- XH - HISTORIZUJÍCÍ PŘEVODNÍK KONCOVÉHO PRVKU (ŽASUVKY, VYPÍNAČ...)
- SLP - DATOVÁ DVOJŽASUVKA - PLAST
- SLP - SIGNALIZAČNÍ SVÍTIDLO VČ. AKUSTIKY, WC HANDIKEP
- SLP - TLAČTÍK NOUZOVOHO VOLÁNÍ, SIGNALIZACE WC HANDIKEP
- SLP - ELEKTRICKÁ POŽÁRNÍ SIGNALIZACE - AUTOMATICKÝ DETEKTOR
- SLP - ELEKTRICKÁ POŽÁRNÍ SIGNALIZACE - EVAKUAČNÍ ROZHLAS
- SLP - ELEKTRICKÁ POŽÁRNÍ SIGNALIZACE - MANUÁLNÍ HLÁŠČ
- SLP - CCTV IP KAMERA
- GSM - PASIVNÍ ANTÉNA - POSÍLENÍ GSM SIGNÁLU
- SLP - ELEKTROMECHANICKÝ ZÁMĚK, PANKOVÁ FUNKCE
- SLP - DOM. TELEFON - INTERKOM, ČTEČKA KARET
- SLP - OVLÁDÁNÍ KLÁVESNICE PZS
- podlahová krabice SLP - SLP - PODLAHOVÁ KRABICE
- podlahová krabice SLP - SLP - DATOVÁ DVOJŽASUVKA - PLAST
- EL - JEDNOŽASUVKA 230V - PLAST (SDRŽUŽOVAT DO SPOL. RÁMEČKU)
- KRABICE DO NÁBYTKU: SLP - DATOVÁ DVOJŽASUVKA - PLAST
- EL - JEDNOŽASUVKA 230V - PLAST (SDRŽUŽOVAT DO SPOL. RÁMEČKU)

ZAŘÍZENÍ SOUČÁSTÍ PDPS PROJEKTU MODERNIZACE A REKONSTRUKCE BUDOV B A C UNIVERZITY HRADCE KRÁLOVÉ, NÁMĚSTÍ SVOBODY, BUDOVA B, ŘÍJEN 2019


NÁVRH INTERIÉRU - ZAŘÍZENÍ SOUČÁSTÍ PROJEKTU INTERIÉRU

OBEČNÉ ZÁSADY:

- SPÁRY OKLADŮ A DLÁŽBY NA SEBE MUSEJÍ NAVAZOVAT
- KONCOVÉ PRVKY SILNOPROUDU, SLABOPROUDU A ZAŘÍZOVACÍ PŘEDMĚTY UMÍSTOVAT NA STŘED OKLADÁČKY NEBO NA SPÁRU
- POUŽÍVAT STEJNÉHO DODAVATELE PRO ŽASUVKY, VYPÍNAČE, REGULACE HLASITOSTI, DATOVÉ ŽASUVKY, TERMOSTAT A SDRŽUŽOVAT JE DO JEDNOHO RÁMEČKU
- KONCOVÉ PRVKY PŘÍSAZENÉ NA STĚNU - BARVA BÍLÁ, KONCOVÉ PRVKY PŘÍSAZENÉ NA DŘEVĚNÉM OKLADU NEBO SOUČÁSTI DYHOVANÉHO NÁBYTKU - BARVA ČERNÁ
- KONCOVÉ PRVKY VZT - BARVA BÍLÁ

POZN.
- REVIZNÍ DVÍŘKA URČENÁ DO OKLADU JSOU PODROBNĚ POPSÁNY V PROJEKTU PDPS, JEJICH UMÍSTĚNÍ JE VŽDY TAKOVÉ, ABY V OKLADU BYLY NALEPENY CELE OKLADÁČKY BEZ DŮŘEZU

SCHÉMA ROZDĚLENÍ PŮDORYSU:

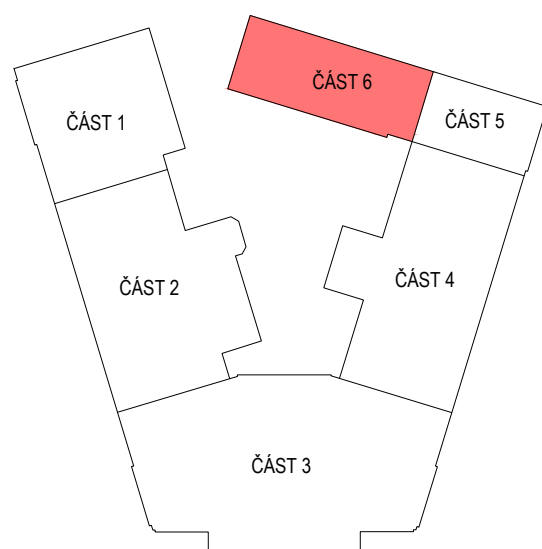

ZNÁČKA	DATUM	PŘEDMĚT REVIZE	REVIZI PROVEDL
REVIZE			

±0,000 = 232,649 m n.m.

Scale: 1:1000

Tento dokument požívá ochrany dle zákona č. 121/2000 Sb. (Autorský zákon) Original autorův výkres a návrh řešení na něm zobrazený je majetkem autora a firmy Architekt Hradec Králové & spol., Karel Brno, s.r.o. Tento výkres není typ - výkres zjednodušený, pro nějž byl požadován - používán a žádným způsobem nesmí být použit v žádném jiném účelu než v účelu, pro který byl zpracován a hlavním architektem (autorem) poskytnut třetí osobě.			
HLAVNÍ ARCHITEKT (AUTOR): VEDOUcí PROJEKTU / HLAVNÍ INŽENÝR PROJEKTU (HIP): prof. Ing. arch. PETR HRUŠA Ing. arch. PETR HRUŠA / Ing. arch. Petr Lévý	prof. Ing. arch. PETR HRUŠA ZODPOVĚDNÝ PROJEKTANT / ZPRACOVAL: Ing. arch. Lucie Jirásková Ing. arch. Lukáš Hodek Ing. arch. Jana Vostřelová	FIRMA Architekt Hradec Králové & spol., Atelier Brno, s.r.o. Zitkovská 5, 602 00 Brno tel. 541 243 820, fax 541 243 831 e-mail: info@architekt.cz http://www.hrusa-architekt.cz	REVIZE
KLIENT ZAKÁZKY: Univerzita Hradec Králové Rokemšova 62 500 03 Hradec Králové	INVESTOR ZAKÁZKY: Univerzita Hradec Králové Rokemšova 62 500 03 Hradec Králové	KONTROLA: Ing. arch. M.T. ZENGL	
FAZE (STUPEŇ DOKUMENTACE): PROJEKTOVÁ DOKUMENTACE PRO PROVÁDĚNÍ INTERIÉRU NÁZEV ZAKÁZKY (OBL): Modernizace a rekonstrukce budov B a C Univerzity Hradec Králové, náměstí Svobody			DATUM 11/2019
ČÁST DOKUMENTACE VÝKRESOVÁ ČÁST DOKUMENTACE DOCUMENT (VÝKRES): BUDOVA "B" PŮDORYS 3.NP - ČÁST 6			OBJEKT BUDOVA "B"
			MĚŘÍTKO 1:25
			Č. VÝKRESU / REVIZE PARE
			324