

- LEGENDA ZNAČENÍ:
- EL - JEDNOŽASUVKA 230V - PLAST (SORUŽOVAT DO SPOL. RÁMEČKU)
  - EL - JEDNOŽASUVKA 3FÁZOVÁ - PLAST (SORUŽOVAT DO SPOL. RÁMEČKU)
  - EL - DVOJŽASUVKA 230V - PLAST (SORUŽOVAT DO SPOL. RÁMEČKU)
  - EL - JEDNOPOLOVÝ SPÍNAČ - PLAST (SORUŽOVAT DO SPOL. RÁMEČKU)
  - EL - SPÍNAČ STŘÍDAVÝ - PLAST (SORUŽOVAT DO SPOLEČNÉHO RÁMEČKU)
  - EL - TŘÍFÁZOVÝ VYPÍNAČ
  - EL - SÉRIOVÝ SPÍNAČ, PLAST (SORUŽOVAT DO SPOL. RÁMEČKU)
  - EL - KŘÍŽOVÝ PŘEPÍNAČ, PLAST
  - EL - STLAČTKOVÝ VYPÍNAČ VENTILÁTORŮ, PLAST (SORUŽOVAT DO SPOL. RÁMEČKU)
  - EL - TLAČTKOVÝ VYPÍNAČ S DOUTNAVKOU
  - EL - TLAČTKOVÝ OVLADAČ - CENTRAL STOP, TOTAL STOP
  - EL - SPÍNAČ OVL. ROLET - PLAST (SORUŽOVAT DO SPOL. RÁMEČKU)
  - EL - NOUZOVÉ SVÍTIDLO S PKTOGRAMEM
  - EL - KONCOVÉ PRVKY OSVĚTLENÍ
  - VZT - VENTILÁTOR
  - HISTORIZUJÍCÍ PROVEDENÍ KONCOVÝCH PRVKŮ (ŽASUVKY, VYPÍNAČ, ...)
  - SLP - DATOVÁ DVOJŽASUVKA - PLAST
  - SLP - SIGNALIZAČNÍ SVÍTIDLO VČ. AKUSTIKY, WC HANDIKEP
  - SLP - TLAČTKO NOUZOVÉHO VOLÁNÍ, SIGNALIZACE WC HANDIKEP
  - SLP - ELEKTRICKÁ POŽÁRNÍ SIGNALIZACE - AUTOMATICKÝ DETEKTOR
  - SLP - ELEKTRICKÁ POŽÁRNÍ SIGNALIZACE - EVAKUAČNÍ ROZHLAS
  - SLP - ELEKTRICKÁ POŽÁRNÍ SIGNALIZACE - MANUÁLNÍ HLÁŠIČ
  - SLP - CCTV IP KAMERA
  - GSM
  - SLP - PASIVNÍ ANTÉNA - POSÍLENÍ GSM SIGNÁLU
  - SLP - ELEKTROMECHANICKÝ ZÁMEK, PANKOVÁ FUNKCE
  - SLP - DOM. TELEFON - INTERKOM, ČTEČKA KARET
  - SLP - OVLÁDÁNÍ KLÁVESNICE PZS
  - SLP - OPODLAHOVÁ KRABICE
  - PODLAHOVÁ KRABICE: SLP - DATOVÁ DVOJŽASUVKA - PLAST EL - JEDNOŽASUVKA 230V - PLAST (SORUŽOVAT DO SPOL. RÁMEČKU)
  - KRABICE DO NÁBYTKU: SLP - DATOVÁ DVOJŽASUVKA - PLAST EL - JEDNOŽASUVKA 230V - PLAST (SORUŽOVAT DO SPOL. RÁMEČKU)

ZAŘÍZENÍ SOUČÁSTÍ PDPS PROJEKTU MODERNIZACE A REKONSTRUKCE BUDOV B A C UNIVERZITY HRADEC KRÁLOVÉ, NÁMĚSTÍ SVOBODY, BUDOVA B, ŘÍJEN 2019



NÁVRH INTERIÉRU - ZAŘÍZENÍ SOUČÁSTÍ PROJEKTU INTERIÉRU

OBEZNÉ ZÁSADY:

- SPÁRY OKLADU A DLÁŽBY NA SEBE MUSEJÍ NAVAZOVAT
- KONCOVÉ PRVKY SILNOPROUDU, SLABOPROUDU A ZAŘÍZOVACÍ PŘEDMĚTY UMÍSTOVAT NA STŘED OKLADŮ NEBO NA SPÁRU
- POUŽÍVAT STEJNÉHO DODAVATELE PRO ŽASUVKY, VYPÍNAČE, REGULACE HLASITOSTI DATOVÉ ŽASUVKY, TERNOSTVÝ A SORUŽOVAT JE DO JEDNOHO RÁMEČKU
- KONCOVÉ PRVKY PRÍSAZENÉ NA STĚNU - BARVA BÍLÁ, KONCOVÉ PRVKY PRÍSAZENÉ NA DŘEVĚNÉM OKLADU NEBO SOUČÁSTI DŘEVĚNÉHO NÁBYTKU - BARVA ČERNÁ
- KONCOVÉ PRVKY VZT - BARVA BÍLÁ

POZN.

- REVIZNÍ DÍVKY URČENÁ DO OKLADŮ JSOU PODROBNĚ POPISY V PROJEKTU PDPS, JEJICH UMÍSTENÍ JE VÝZDY TAKOVÉ, ABY V OKLADU BYLY NALEPENY CELÉ OKLADÁCKY BEZ DOŘEZŮ

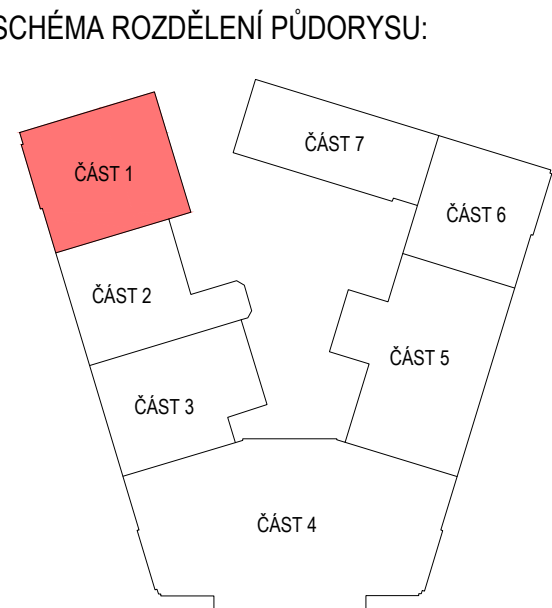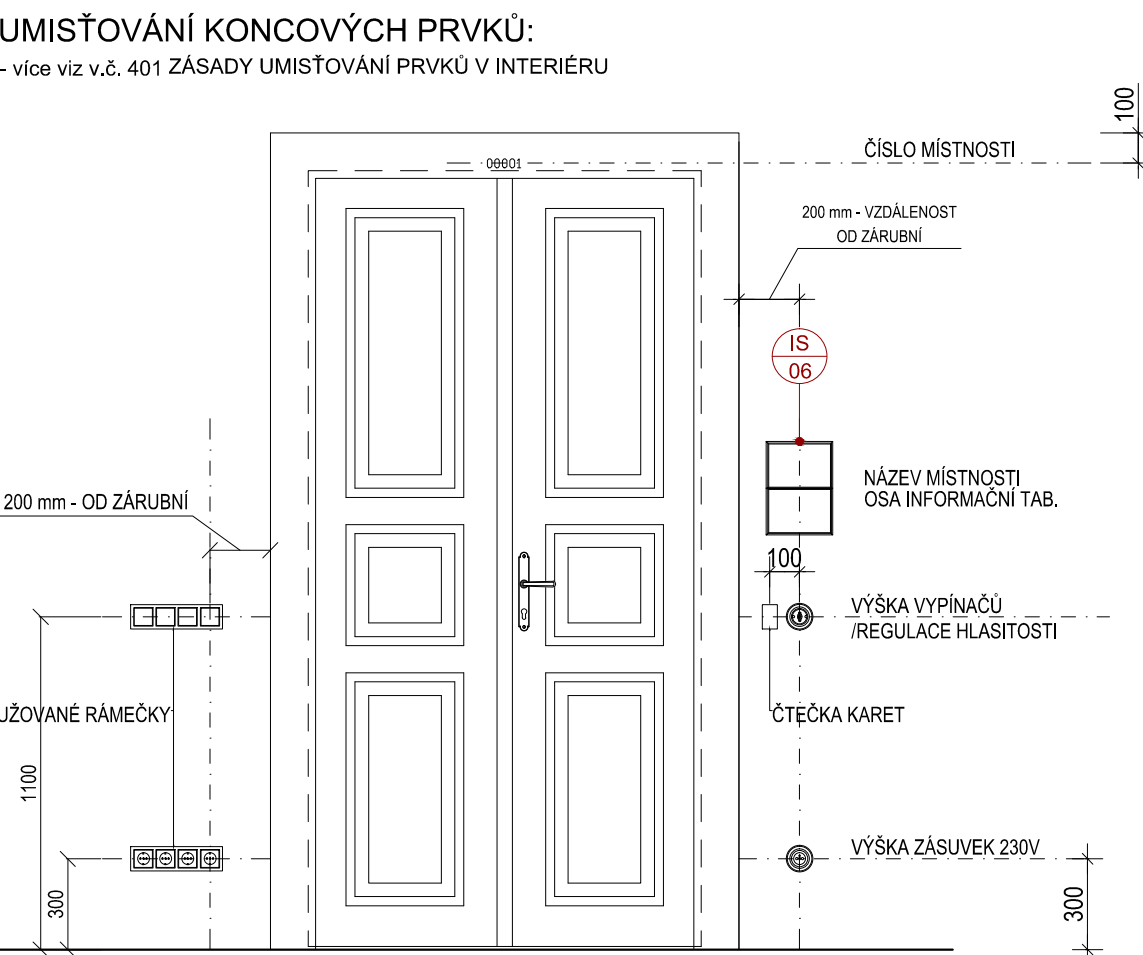

ZNÁČKA	DATUM	PŘEDMĚT REVIZE	REVIZOR PROJEKTU
REVIZE			

±0,000 = 232,649 m n.m.

Stručný popis systému: S-FSK  
Výkresový systém: Bp

Tento dokument patří ochranné síle zákona č. 121/2000 Sb. (autorský zákon)  
Originál tohoto výkresu a všech řádků na něm zobrazených je majetkem autora  
a firmy Architekt Petr Hruša & spol., s r.o.  
Tento výkres nesmí být - výjimečně - použit pro jiné účely, pokud není  
až na výslovné písemné souhlasení autora nebo jeho zástupce  
doporučení klienta a hlavně architekta (autora) poskytnutí třetí osobě.

HLAVNÍ ARCHITEKT (AUTOR): VEDOUČÍ PROJEKTU / HLAVNÍ INŽENÝR PROJEKTU (HP): prof. Ing. arch. PETR HRUŠA prof. Ing. arch. PETR HRUŠA / Ing. arch. Petr Ledeš Ing. Kateřina Přibáňová Ing. arch. Lukáš Hodek Ing. arch. Vlastislav Hruša	ZODPOVĚDNÝ PROJEKTANT / ZPRACOVATEL: Ing. arch. Petr Hruša Ing. arch. Vlastislav Hruša Ing. arch. Vlastislav Hruša	FIRMA: Architekti Hruša & spol. Atelier Brno, s.r.o. Žitkova 5, 602 00 Brno tel. +420 542 601 100 e-mail: info@architekti-hruša.cz www.architekti-hruša.cz IČO: 258 119 62, DIČ: CZ 258 119 62 Číslo účtu: 258 119 62
KLIENT ZAKÁZKY: Univerzita Hradec Králové Rakovského 62 500 03 Hradec Králové	INVESTOR ZAKÁZKY: Univerzita Hradec Králové Rakovského 62 500 03 Hradec Králové	KONTROLA: Ing. arch. M. ZEMEK 11/2019
PROJEKTOVÁ DOKUMENTACE PRO PROVÁDĚNÍ INTERIÉRU MNOHO DOKUMENTŮ (MNO): Modernizace a rekonstrukce budov B a C Univerzity Hradec Králové, náměstí Svobody	OBJEKT: BUDOVA "B"	DATUM: 11/2019
ČÁST DOKUMENTACE: VÝKRESOVÁ ČÁST DOKUMENTACE	MĚŘÍTKO: 1:25	ZAKÁZKA ČÍSLO: 16002
DOKUMENTY: VÝKRESY	Č. VÝKRESU / REVIZE:	PÁRE

BUDOVA "B" UHK, parc. č. st. 425, parc. č. 1588 - INTERIÉR  
PŮDORYS 2.NP - ČÁST 1

312