


UMÍSTOVÁNÍ KONCOVÝCH PRVKŮ:  
- více viz v.č. 401 ZÁSADY UMÍSTOVÁNÍ PRVKŮ V INTERIÉRU

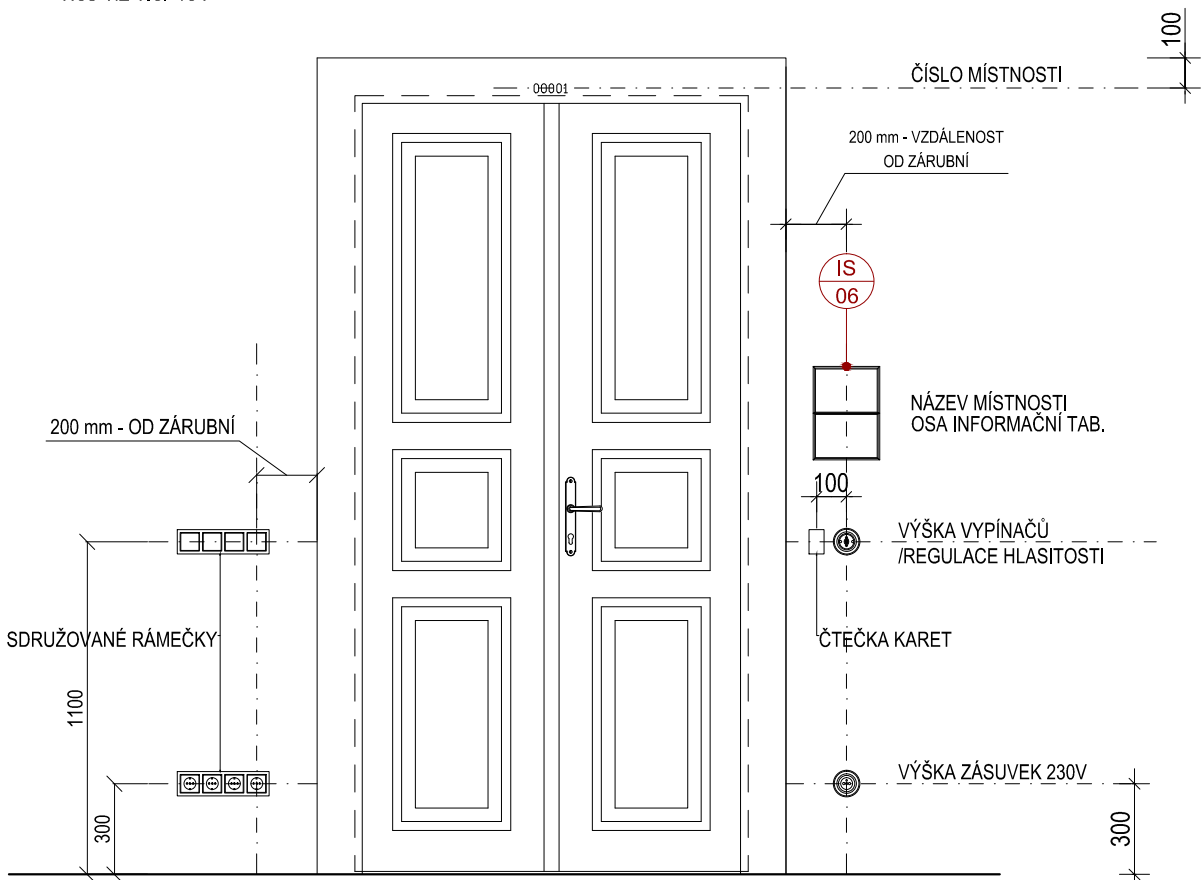

LEGENDA ZNAČENÍ:

- EL - JEDNOZÁSUVKA 230V - PLAST (SDRUŽOVAT DO SPOL. RÁMEČKU)
- EL - JEDNOZÁSUVKA 3FÁZOVÁ - PLAST (SDRUŽOVAT DO SPOL. RÁMEČKU)
- EL - DVOJZÁSUVKA 230V - PLAST (SDRUŽOVAT DO SPOL. RÁMEČKU)
- EL - JEDNOPÓLOVÝ SPÍNAČ - PLAST (SDRUŽOVAT DO SPOL. RÁMEČKU)
- EL - SPÍNAČ STŘÍDAVÝ - PLAST (SDRUŽOVAT DO SPOLEČNÉHO RÁMEČKU)
- EL - TRÍFÁZOVÝ VYPÍNAČ
- EL - SÉRIOVÝ SPÍNAČ, PLAST (SDRUŽOVAT DO SPOL. RÁMEČKU)
- EL - KŘÍŽOVÝ PŘEPÍNAČ, PLAST
- EL - STLAČTKOVÝ VYPÍNAČ VENTILÁTORŮ, PLAST (SDRUŽOVAT DO SPOL. RÁMEČKU)
- EL - TLAČÍTKOVÝ VYPÍNAČ S DOUTNÁKOU
- EL - TLAČÍTKOVÝ OVLADAČ - CENTRAL STOP, TOTAL STOP
- EL - SPÍNAČ OVL. ROLET - PLAST (SDRUŽOVAT DO SPOL. RÁMEČKU)
- EL - NOUZOVÉ SVÍTIDLO S PIKTOGRAMEM
- EL - KONCOVÉ PRVKY OSVĚTLENÍ
- VZT - VENTILÁTOR
- HISTORIZUJÍCÍ PROVEDENÍ KONCOVÉHO PRVKU (ZÁSUVKY, VYPÍNAČ,...)

SLP - DATOVÁ DVOJZÁSUVKA - PLAST

SLP - SIGNALIZAČNÍ SVÍTIDLO VČ. AKUSTIKY, WC HANDIKEP

SLP - TLAČÍTKO NOUZOVÉHO VOLÁNÍ, SIGNALIZACE WC HANDIKEP

SLP - ELEKTRICKÁ POŽÁRNÍ SIGNALIZACE - AUTOMATICKÝ DETEKTOR

SLP - ELEKTRICKÁ POŽÁRNÍ SIGNALIZACE - EVAKUAČNÍ ROZHLAS

SLP - ELEKTRICKÁ POŽÁRNÍ SIGNALIZACE - MANUÁLNÍ HLÁŠČ

SLP - CCTV IP KAMERA

SLP - PASIVNÍ ANTÉNA - POSÍLENÍ GSM SIGNÁLU

SLP - ELEKTROMECHANICKÝ ZÁMEK, PANKOVÁ FUNKCE

SLP - DOM. TELEFON - INTERKOM, ČTEČKA KARET

SLP - OVLÁDÁNÍ KLÁVESNICE PZS

SLP - OPODLAHOVÁ KRABICE

PODLAHOVÁ KRABICE:  
SLP - DATOVÁ DVOJZÁSUVKA - PLAST  
EL - JEDNOZÁSUVKA 230V - PLAST (SDRUŽOVAT DO SPOL. RÁMEČKU)

KRABICE DO NÁBYTKU:  
SLP - DATOVÁ DVOJZÁSUVKA - PLAST  
EL - JEDNOZÁSUVKA 230V - PLAST (SDRUŽOVAT DO SPOL. RÁMEČKU)


- ZARÍZENÍ SOUČÁSTÍ POPS PROJEKTU MODERNIZACE A REKONSTRUKCE BUDOV B A C UNIVERZITY HRADEC KRÁLOVÉ, NÁMĚSTÍ SVOBODY, BUDOVA B, ŘÍJEN 2019
- NÁVRH INTERIÉR - ZARÍZENÍ SOUČÁSTÍ PROJEKTU INTERIÉRU

OBECNÉ ZÁSADY:

- SPÁRY OKLADŮ A DLAŽBY NA SEBE MUSEJÍ NAVAŽOVAT
- KONCOVÉ PRVKY SILNOPROUDU, SLABOPROUDU A ZARÍZOVACÍ PŘEDMĚTY UMÍSTOVAT NA STŘED OKLADAČKY NEBO NA SPÁRU
- POUŽÍVAT STEJNÉHO DODAVATELE PRO ZÁSUVKY, VYPÍNAČE, REGULACE HLASITOSTI, DATOVÉ ZÁSUVKY, TERMOSTAT A SDRUŽOVAT JE DO JEDNOHO RÁMEČKU
- KONCOVÉ PRVKY PŘÍSAZENÉ NA STĚNU - BARVA BÍLÁ, KONCOVÉ PRVKY PŘÍSAZENÉ NA DŘEVĚNÉM OKLADU NEBO SOUČÁSTÍ DÝKOVANÉHO NÁBYTKU - BARVA ČERNÁ
- KONCOVÉ PRVKY VZT - BARVA BÍLÁ

POZN.  
- REVIZNÍ DVÍŘKA URČENÁ DO OKLADU JSOU PODROBNĚ POPSÁNY V PROJEKTU POPS. JEJICH UMÍSTĚNÍ JE VŽDY TAKOVÉ, ABY V OKLADU BYLY NALEPENY CELE OKLADAČKY BEZ DOREZU

SCHEMA ROZDĚLENÍ PŮDORYSU:

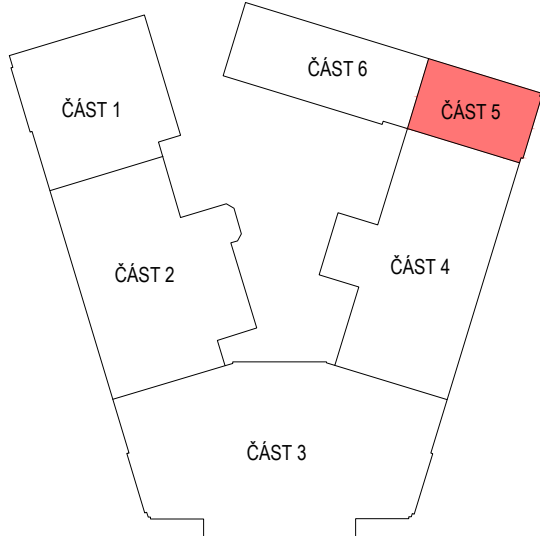

ZNÁČKA	DATUM	PŘEDMĚT REVIZE	REVIZI PROVEDL
REVIZE			

±0,000 = 232,649 m n.m.

Souhlasnost vyřídil: S-JRK  
Výkresy upraven: SJP

Tento dokument počítá ochrany dle zákona č. 121/2000 Sb. (Autorský zákon)  
Originál tohoto výkresu a návrh řešení na něm zobrazený je majetkem autora  
a tímto výkresem není možné vykonávat žádnou jinou práci, která by byla v rozporu s  
autorskými právy autora. Tento výkres není možné kopírovat, reprodukovat, šířit, předávat třetím osobám  
nebo jinak zveřejňovat bez písemného souhlasu autora.

HLAVNÍ ARCHITEKT (AUTOR): VEDOUcí PROJEKTU / HLAVNÍ INŽENÝR PROJEKTU (HIP): prof. Ing. arch. PETR HRUŠA / Ing. arch. Petr Levý	prof. Ing. arch. PETR HRUŠA ZODPOVĚDNÝ PROJEKTANT / ZPRACOVAL: Ing. Kateřina Pihlová / Ing. arch. Lucie Jestřabková Ing. arch. Lukáš Hodek / Ing. Jana Vošteklová	FIRMA A r c h i t e k t u r n í Atelier Brno, s.r.o. Žitkova 5, 602 00 Brno tel. 541 243 820, fax 541 243 831 E-mail: info@atelierbrno.cz http://www.atelierbrno.cz IČO 255 175 62, DIČ CZ 255 175 62 Obchodní registrační číslo: C. vložka 20062
--	--	---

FAZE (STUPĚN DOKUMENTACE): PROJEKTOVÁ DOKUMENTACE PRO PROVÁDĚNÍ INTERIÉRU	KONTROLA Ing. arch. M.T. ZENKL
NÁZEV ZAKÁZKY (DLO): Modernizace a rekonstrukce budov B a C Univerzity Hradec Králové, náměstí Svobody	DATUM 11/2019
ČÁST DOKUMENTACE VÝKRESOVÁ ČÁST DOKUMENTACE	ZAKÁZKA ČÍSLO 18252
DOKUMENT (VÝKRES): BUDOVA "B" UHK, parc. č. st. 425, parc. č. 1588 - INTERIÉR PŮDORYS 3.NP - ČÁST 5	OBJEKT BUDOVA "B"
	MĚŘÍTKO 1:25
	Č. VÝKRESU / REVIZE PARÉ
	323