



PŮDORYS STŘECHY - NUCENÉ VĚTRÁNÍ

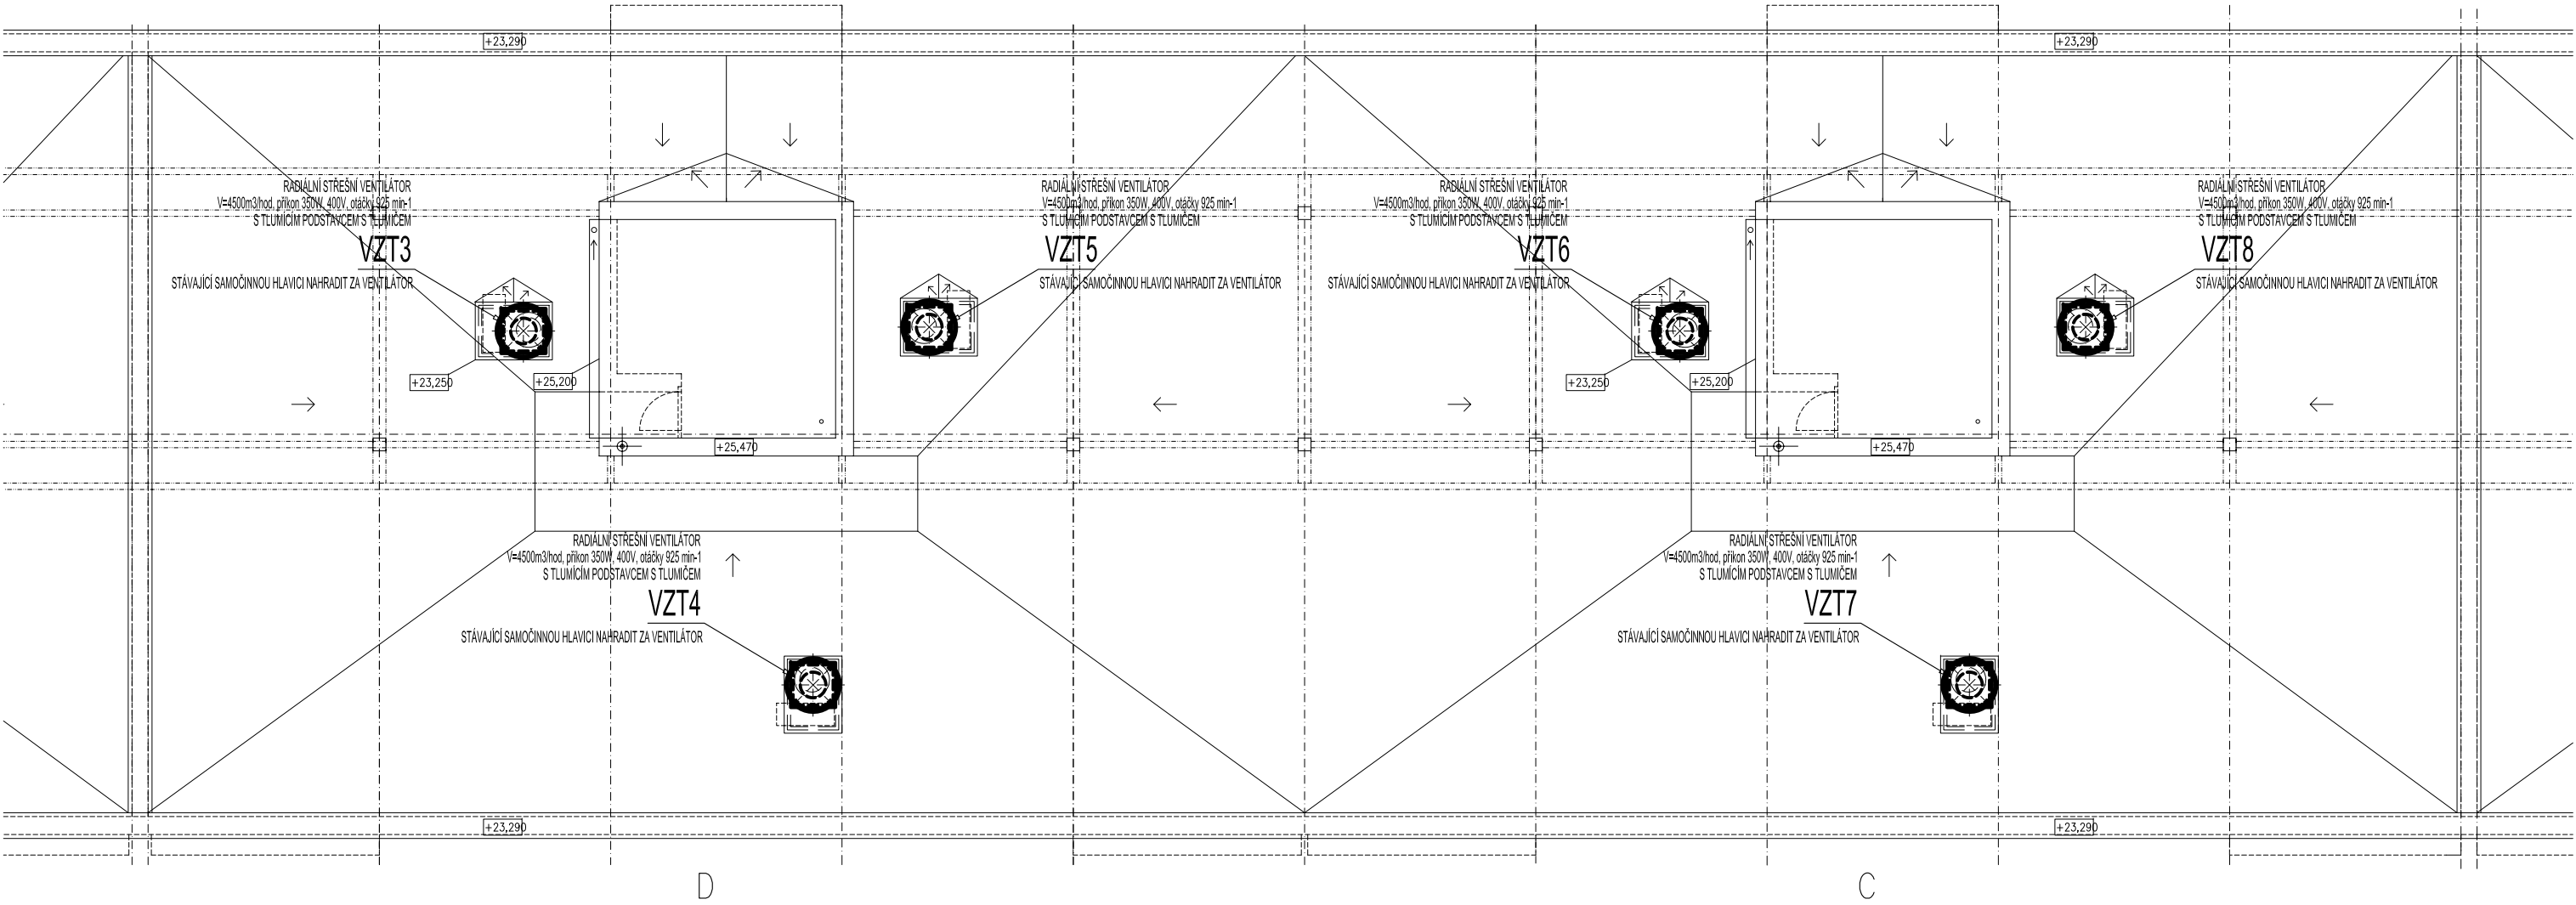

ZODP. PROJEKTANT :	Ing. Radko Vondra	<div> pridos Na Potoce 648, Hradec Králové 11 tel.,fax.: 495539037, IČO:132 07 245 e-mail: pridos@email.cz</div>
KRESLIL:	T. Balažovič	
INVESTOR :	Univerzita Hradec Králové, Váta Nejedlého 573, Hradec Králové	
MÍSTO :	k.ú. Nový Hradec Králové	
ODDÍL :	D.1.4. TECHNIKA PROSTŘEDÍ STAVEB	
AKCE : UHK PALACHOVY KOLEJE, č.p. 1129 - 1135 a 1289 ČÁSTEČNÁ REKONSTRUKCE A MODERNIZACE - I. ETAPA		DATUM : 02/2019
		STUPEŇ : DPS
		MĚŘÍTKO : 1:100
PŮDORYS STŘECHY - NUCENÉ VĚTRÁNÍ		03