


PŮDORYS I.PP - VNITŘNÍ VODOVOD

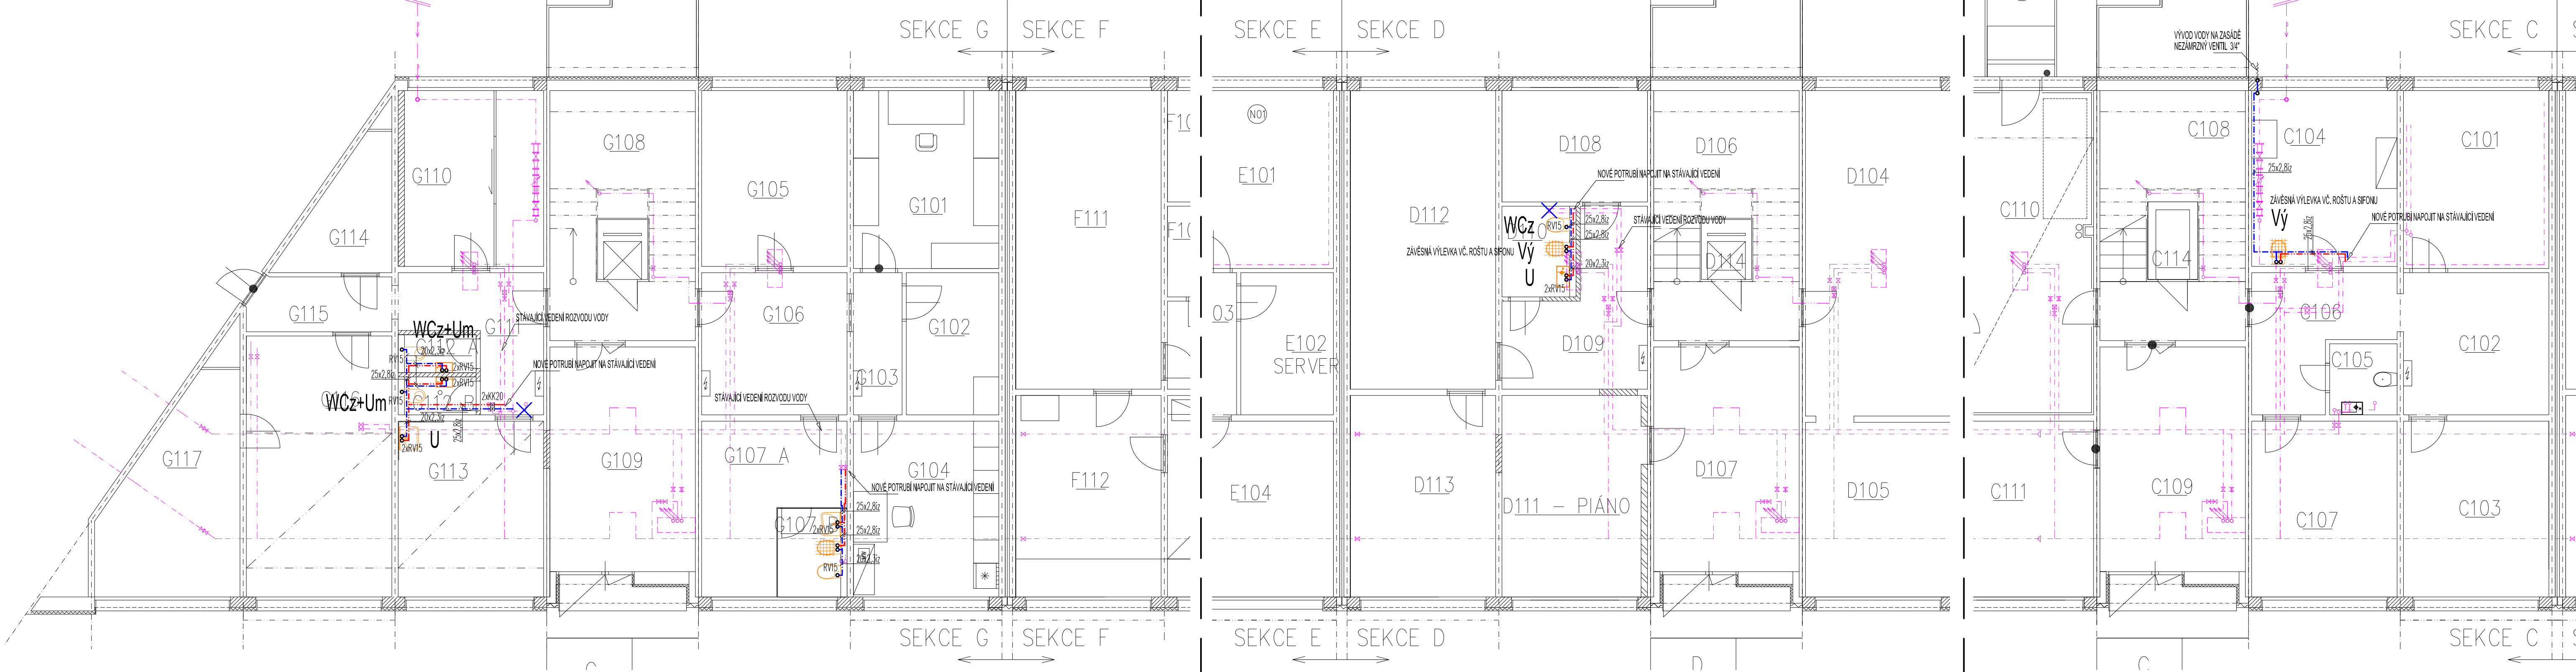


LEGENDA:

ZNAČKA	POPIS	TYP
— — — — —	POTRUBÍ STUDENÉ VODY	PP: PN 20
— — — — —	POTRUBÍ TEPLÉ VODY	PP: PN 20
V1 ↗	STOUPACÍ POTRUBÍ VODY	PP: PN 20

POZNÁMKA:

- VEŠKERÉ POTRUBÍ STUDENÉ A TEPLÉ VODY BUDE PROVEDENO Z POTRUBÍ PP: PN 20.
- PŘIPOJOVACÍ POTRUBÍ BUDE VEDENO V DRÁŽKÁCH VE STĚNÁCH, UPEVNĚNO PŘÍCHÝTKAMI A ZAZDĚNO.
- VŠECHNY ROZVODY TEPLÉ VODY BUDOU OPATŘENY TEPELNOU IZOLACÍ Z PĚNĚNÉHO PE, TLOUŠTKY IZOLACE DLE DN - VIZ. TECHNICKÁ ZPRÁVA.
- VŠECHNY ROZVODY STUDENÉ VODY BUDOU OPATŘENY IZOLACÍ Z PĚNĚNÉHO PE.
- MONTÁŽ VODOVODNÍCH POTRUBÍ BUDE PROVÁDĚNA DLE MONTÁŽNÍCH PŘEDPISŮ VYROBCŮ POTRUBÍ.
- VŠECHNY PROSTUPY VODOVODNÍCH POTRUBÍ MEZI POŽÁRNÍMI ÚSEKY BUDOU OPATŘENY PROTIPÓŽÁRNÍMI MANŽETAMI.

ZODP. PROJEKTANT :	Ing. Radko Vondra	<div> pridos Na Potoce 648, Hradec Králové 11 tel., fax.: 495539037, ičo:132 07 245 e-mail: pridos@email.cz</div>
VYPRACOVAL :	T. Balažovič	
INVESTOR :	Univerzita Hradec Králové, Rokitského 62, Hradec Králové	
MÍSTO :	k.ú. Nový Hradec Králové	
ODDÍL :	D.1.2.1 ZAŘÍZENÍ ZDRAVOTNĚ TECHNICKÝCH INSTALACÍ	
AKCE : UHK PALACHOVY KOLEJE, č.p. 1129 - 1135 a 1289 ČÁSTEČNÁ REKONSTRUKCE A MODERNIZACE - IV. ETAPA		DATUM : 03/2025
		STUPEŇ : DPS
		MĚŘÍTKO : 1:75
PŮDORYS I.PP - VNITŘNÍ VODOVOD		03