



PŮDORYS I.NP - BYT SPRÁVCE - VNITŘNÍ KANALIZACE

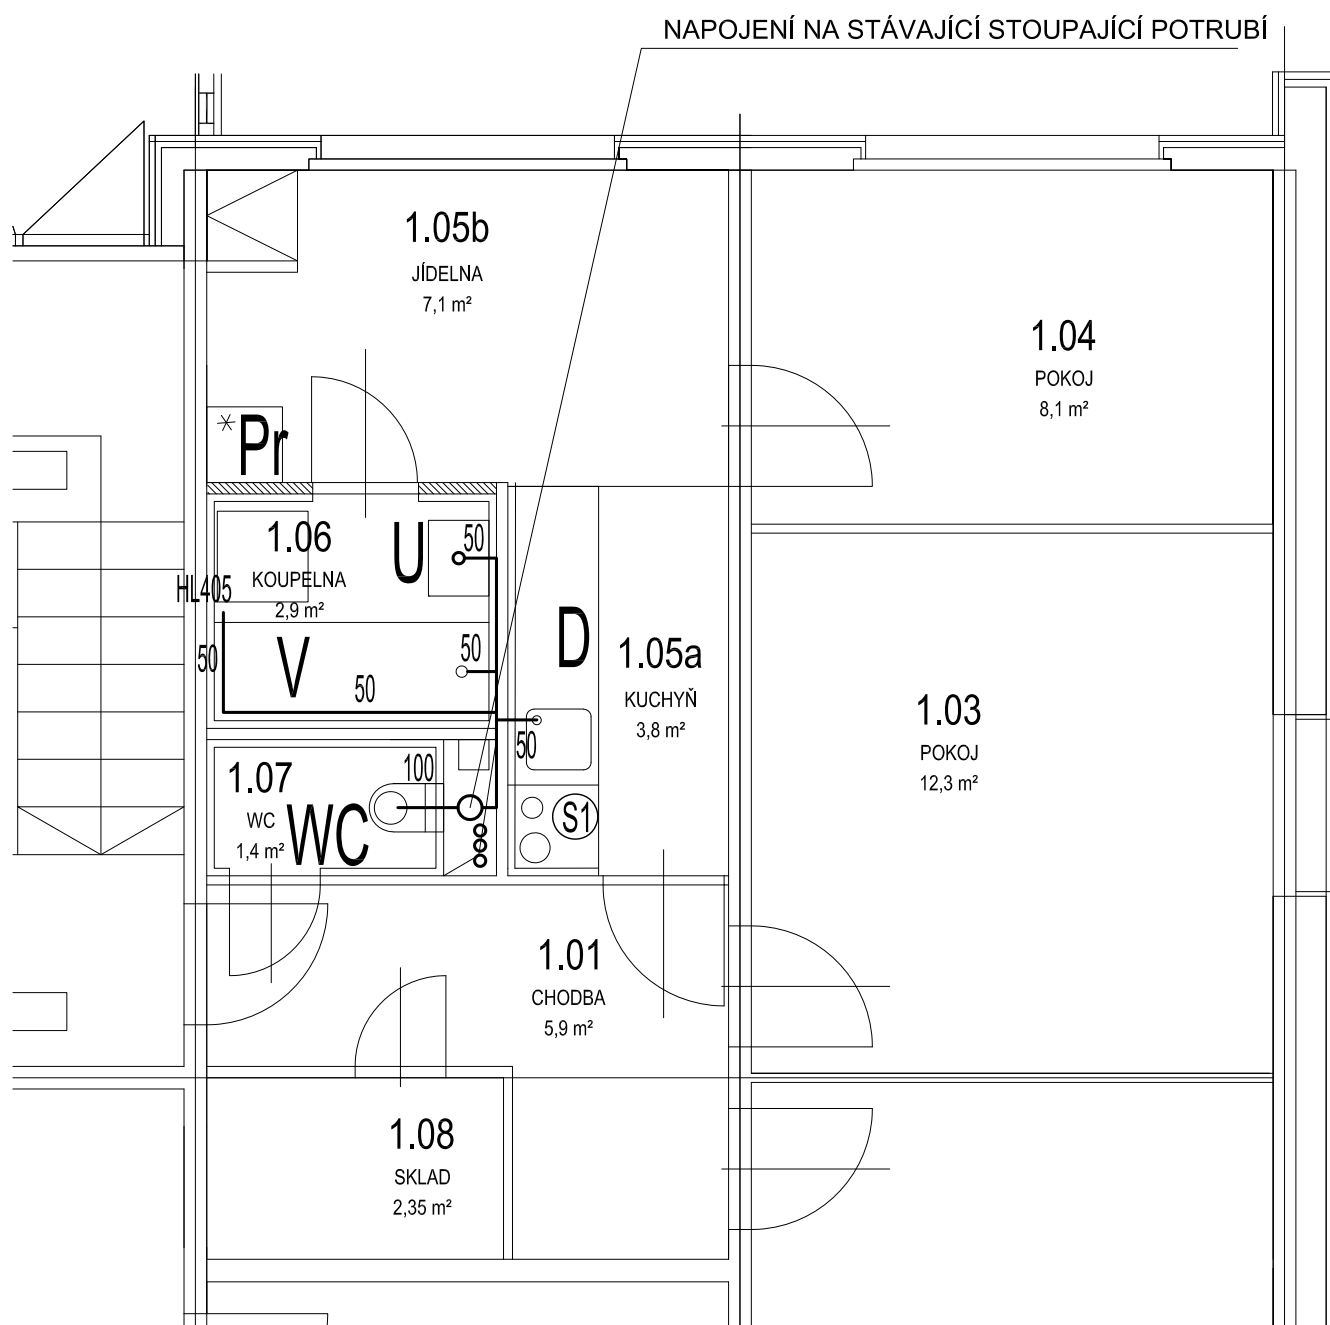

ZODP. PROJEKTANT :	Ing. Radko Vondra	 pridos Na Potoce 648, Hradec Králové 11 tel.,fax.: 495539037, IČO:132 07 245 e-mail: pridos@cmail.cz
VYPRACOVAL :	T. Balažovič	
INVESTOR :	Univerzita Hradec Králové, Rokitského 62, Hradec Králové	
MÍSTO :	k.ú. Nový Hradec Králové	
ODDÍL :	D.1.4. TECHNIKA PROSTŘEDÍ STAVEB	
AKCE : UHK - PALACHOVY KOLEJE, č.p. 1229 - 1135 OPRAVA A REKONSTRUKCE VCHODŮ A - F, - IV. ETAPA		DATUM : 06/2025
		STUPEŇ : DSP
		MĚŘÍTKO : 1:50
PŮDORYS I.NP - BYT SPRÁVCE - VNITŘNÍ KANALIZACE		04